



Инв. N подл.		Взамен инв. N		
Подпись и дата				
Изм.	Коп.уч	Лист	N док	Подпись
ГИП	Новгородов			Дата
Н.контр.	Щелкунова			
Нач.отдела				
Проверил	Щелкунова			
Разработал	Хибатуллин			
010-09-АПС				
Автоматическая установка пожарной сигнализации				
Схема структурная				
Стадия	Лист	Листов		
П	24	31		
ООО "Канкад" Санкт-Петербург				

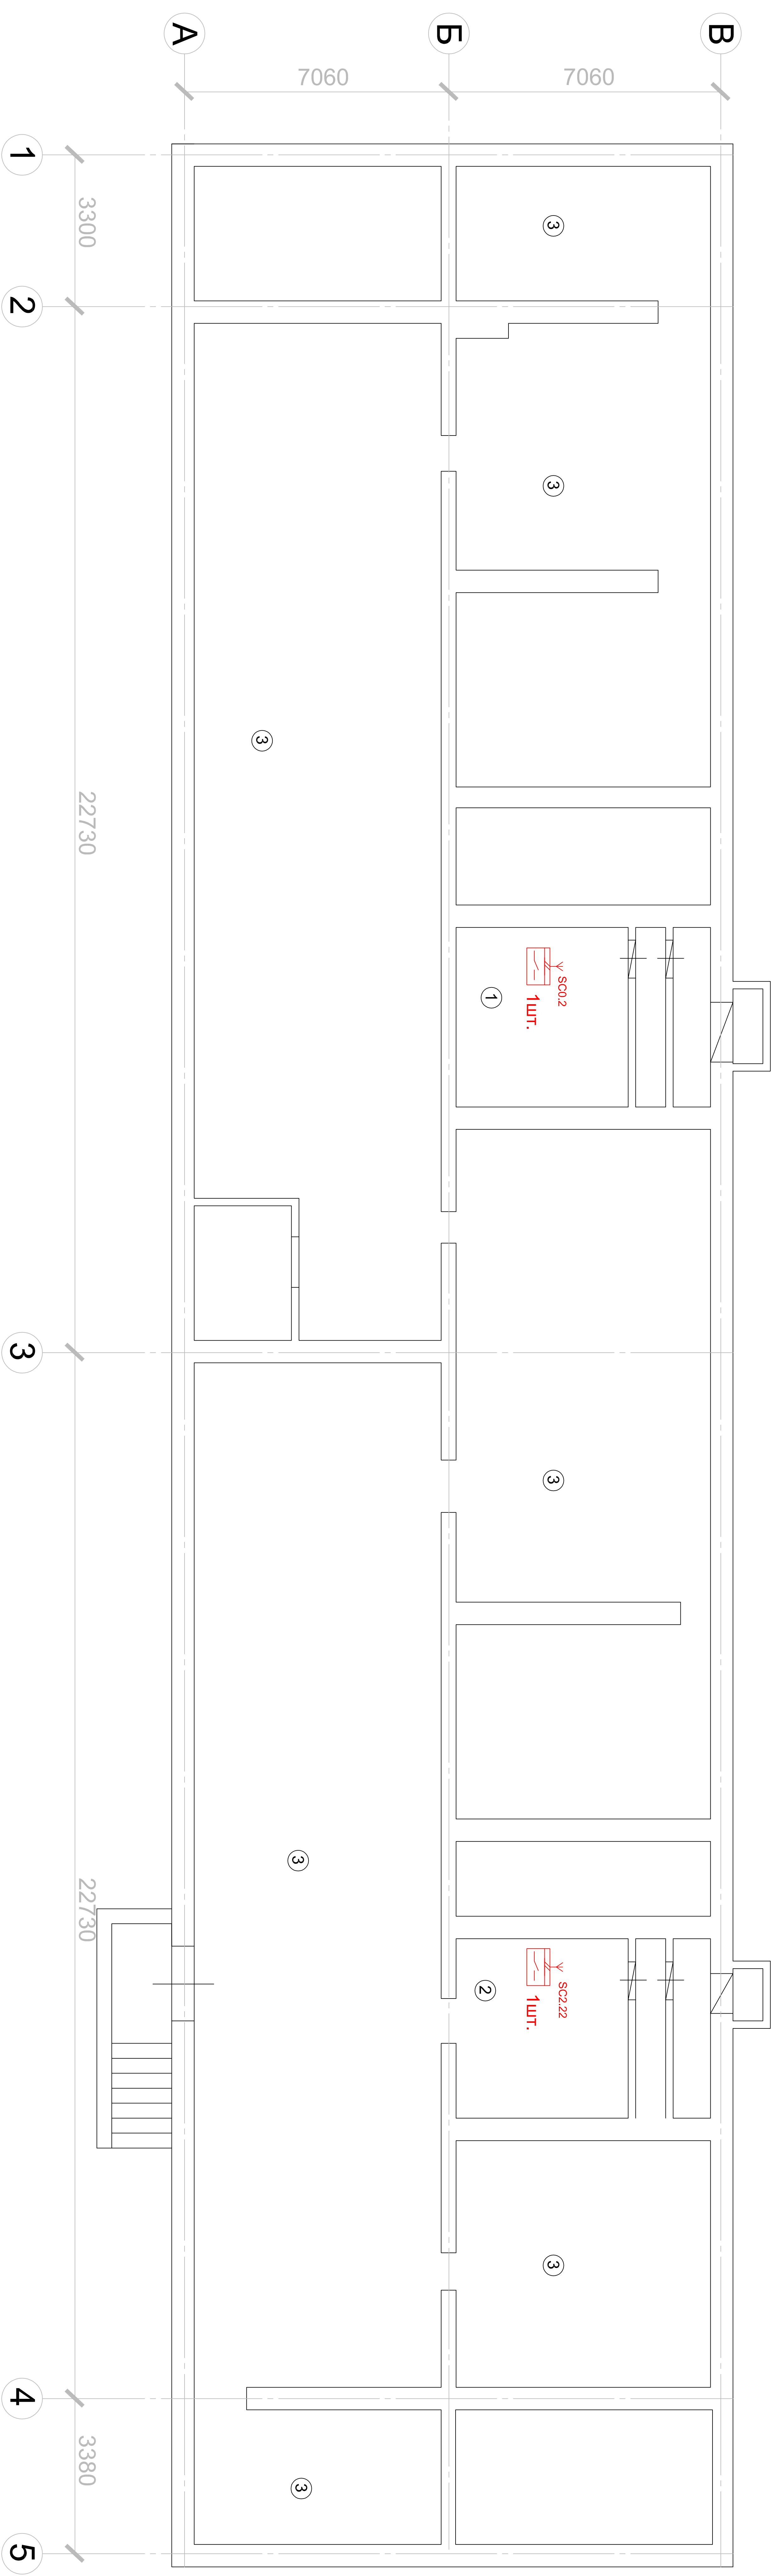

Условные обозначения:

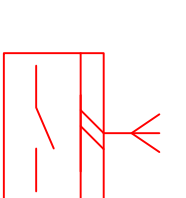


Исполнительный блок ИБ-Р

Примечание: Исполнительные блоки SC 0.2 и SC 2.25 предназначены для отключения вентиляции

Номер помещения	Наименование	Площадь, м ²	Высота, м
1	Венткамера	21,7	1,6
2	Венткамера	22,0	1,6
3	Техподполье	550,0	1,6

Инв. N подл.	Подпись и дата	Взамен инв. N

010-09-АПС					
Изм.	Кол.уч	Лист	N док.	Подпись	Дата
ТИП	Новгородов				11.09
Н.контр.	Щелкунова				11.09
Нач.отдела					
Проверил	Щелкунова				11.09
Разработал	Хибатуллин				11.09
Размещение оборудования АУПС в подвале					
Стадия	Лист	Листов			
П	25	31			
ООО "Канкад" Санкт-Петербург					

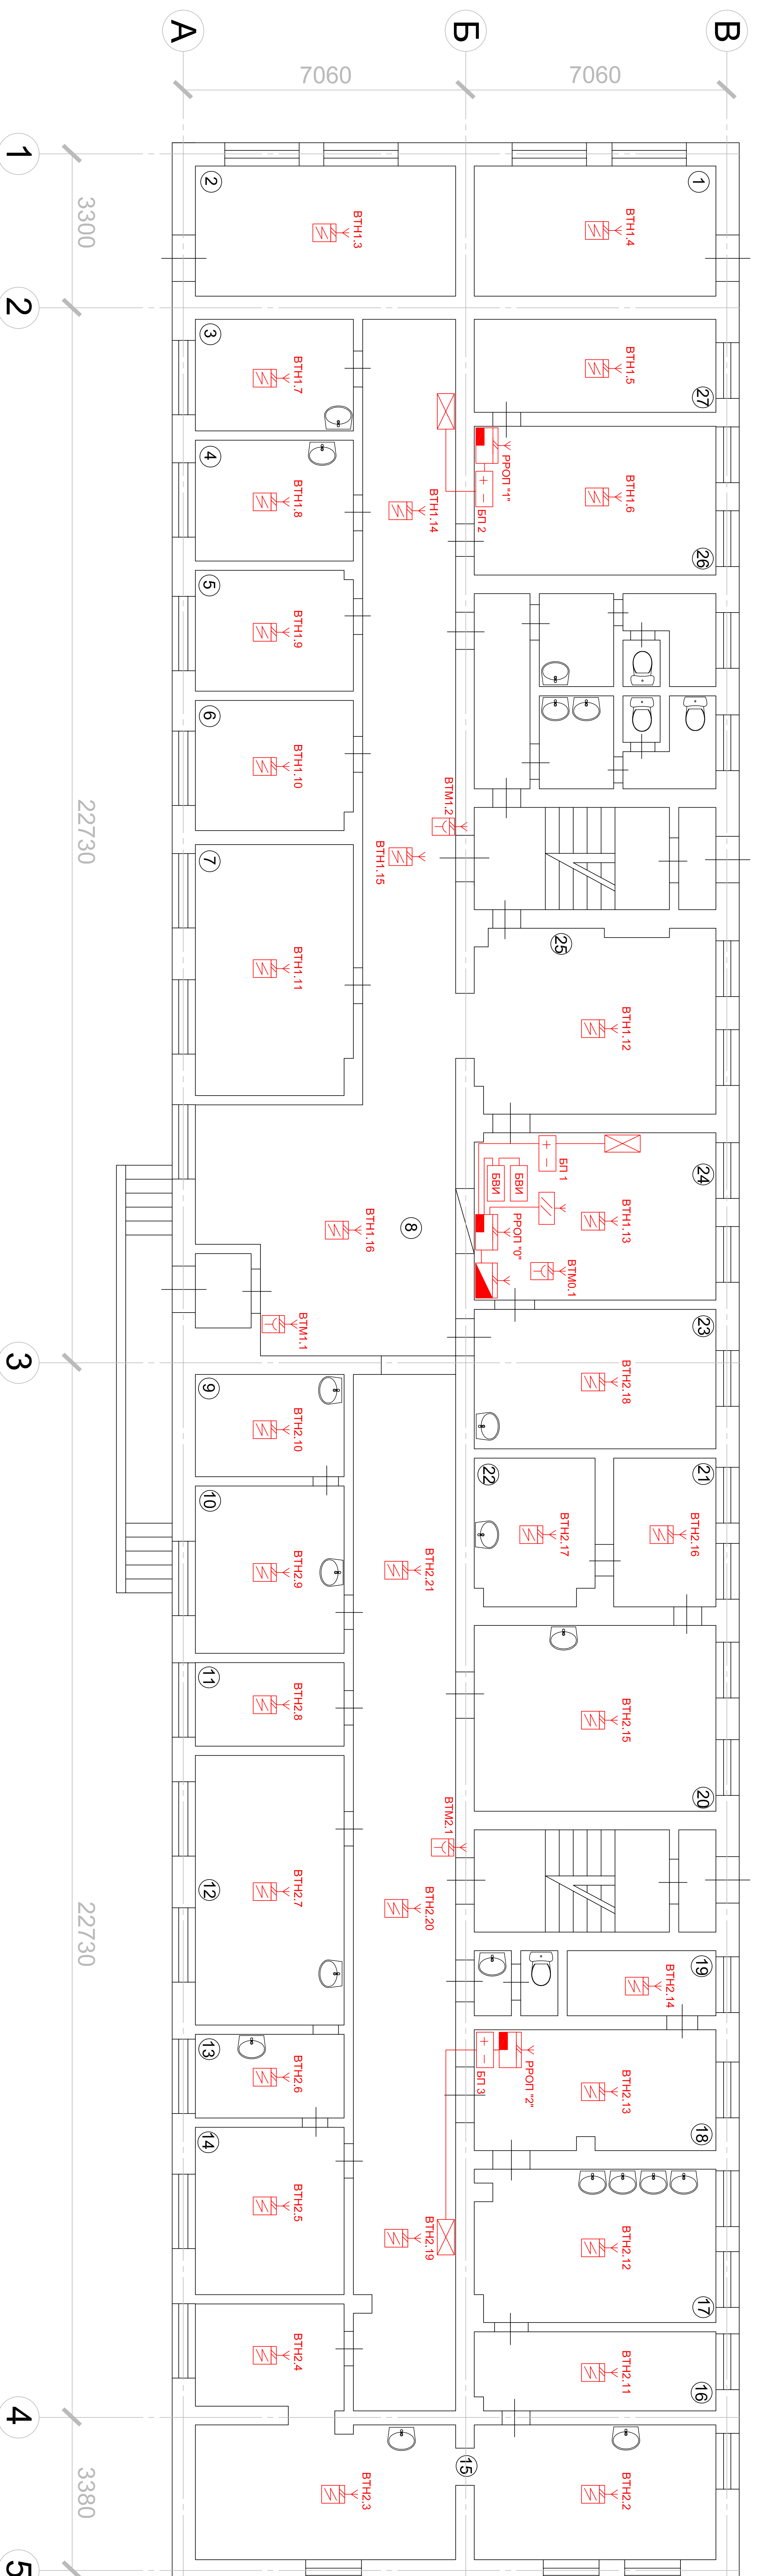

Номер пометки	Наименование	Площадь, м ²	Высота, м
1	Электрощитовая	16,4	3,0
2	Электрощитовая	16,8	3,0
3	Кабинет №11	7,8	3,0
4	Каб. сестры хозяйки	8,9	3,0
5	Бельевая кладовая	9,7	3,0
6	Гардероб для школьников	9,6	3,0
7	Кабинет №8	18,2	3,0
8	Коридор	104,8	3,0
9	Кабинет	7,4	3,0
10	Кабинет №7	13,6	3,0
11	Кабинет №6	6,5	3,0
12	Кабинет ортодонта №5	19,8	3,0
13	Кабинет	5,9	3,0
14	Кабинет №4	11,4	3,0
15	ЦСО	39,9	3,0
16	ЦСО	9,3	3,0
17	ЦСО	17,8	3,0
18	ЦСО	13,3	3,0
19	Кладовая	5,6	3,0
20	Кабинет рентгена №2	8,9	3,0
21	Рентген	3,2	3,0


Номер пометки	Наименование	Площадь, м ²	Высота, м
22	Рентген	8,6	3,0
23	Кабинет деж. врача	17,0	3,0
24	Регистратура	19,1	3,0
25	Гардероб	21,7	3,0
26	Кабинет №12	17,8	3,0
27	Кабинет	11,0	3,0

Примечание: устройство ВТМ0.1 в помещении регистратуры предназначено для ручного запуска системы оповещения.

- Условные обозначения:
- Радиорасширитель охранно-пожарный ПРОП
 - Пульт управления и программирования ПУ-Р
 - Блок питания 12В
 - Устройство приемно-передающее АПУ "Аркан"
 - Блок выносной индикации БВИ-64 из комплекта "Аккорд-512"
 - Извещатель пожарный дымовой "Аврора-ДР"
 - Извещатель пожарный ручной ИГР-Р
 - Щит электрический

Инв. N подл.	Подпись и дата	Взамен инв. N

010-09-АПС					
Изм.	Кол.уч	Лист	N док.	Подпись	Дата
ГИП		Новгородов			11.09
Н.контр.		Щелкунова			11.09
Нач.отдела					
Проверил		Щелкунова			11.09
Разработал		Хибатуллин			11.09
Размещение оборудования АУПС на первом этаже					
010-09-АПС			Статья	Лист	Листов
Автоматическая установка пожарной сигнализации			П	26	31
ООО "Канкад"			Санкт-Петербург		

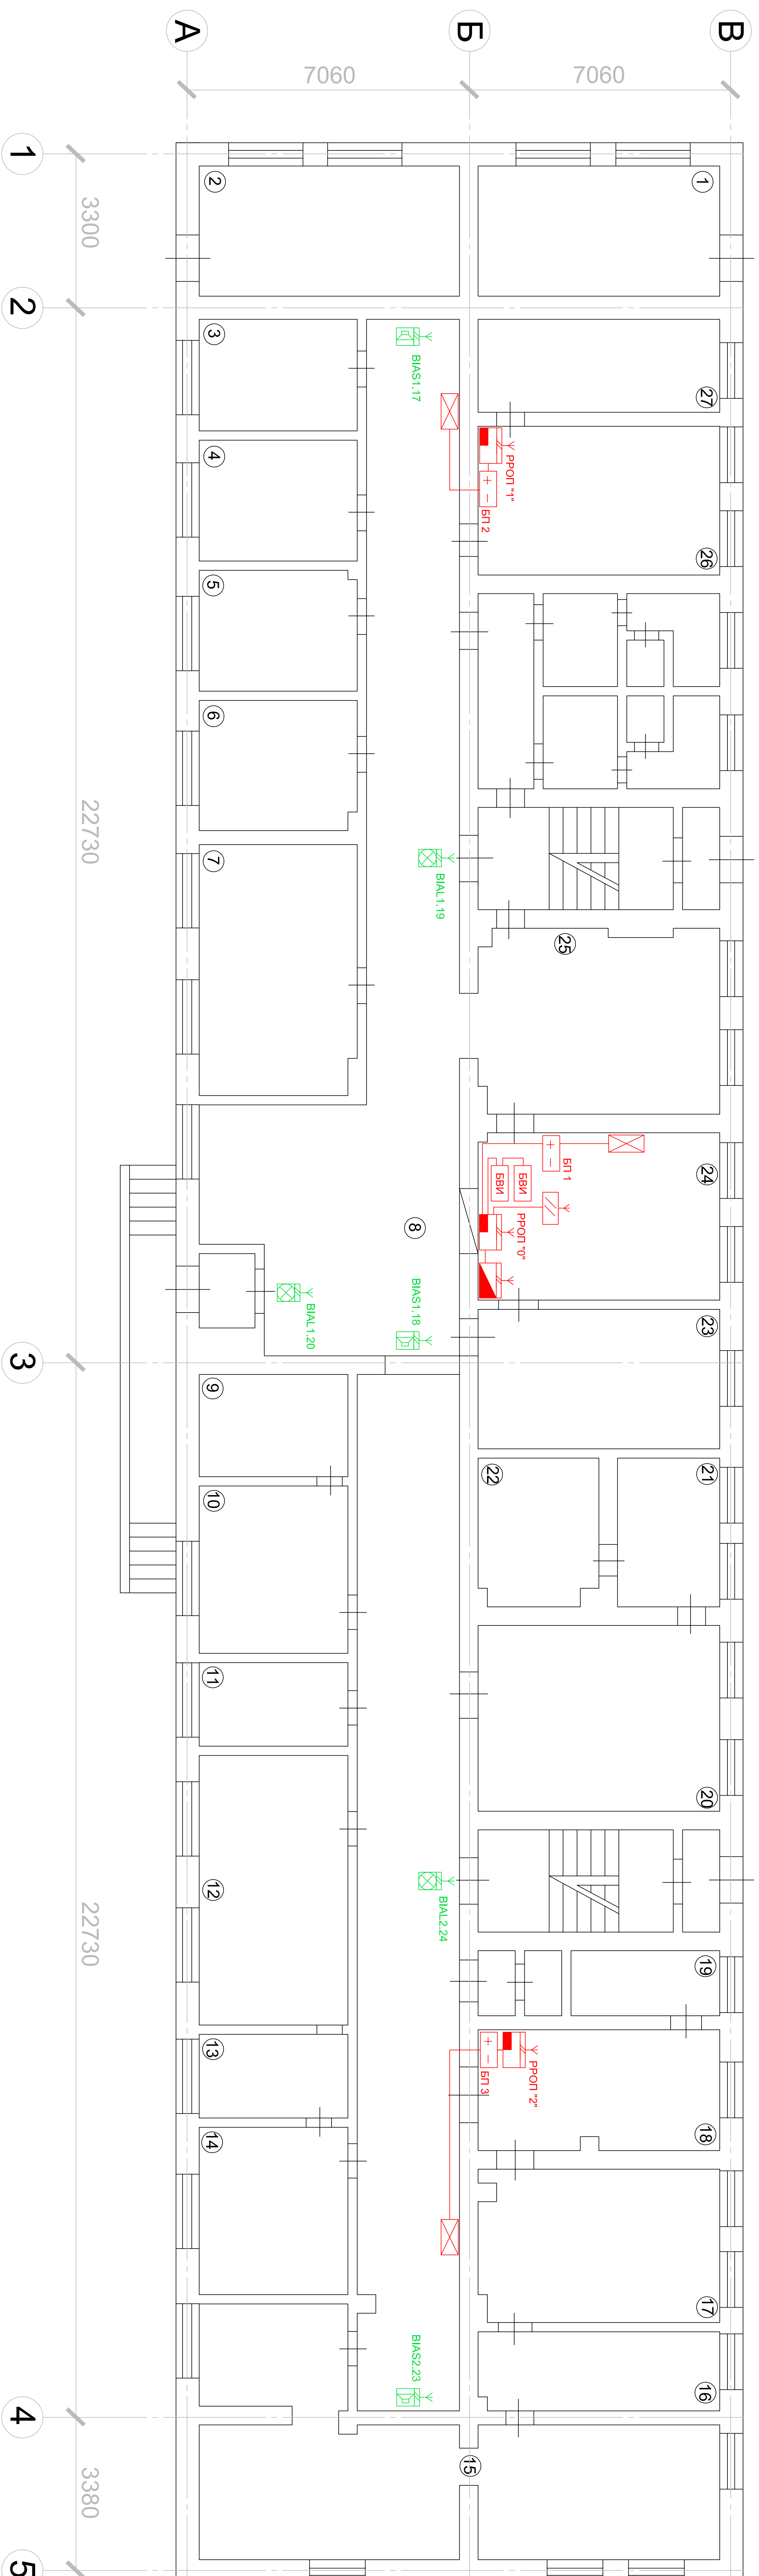


Номер пометки	Наименование	Площадь, м²	Высота, м
1	Электрощитовая	16,4	3,0
2	Электрощитовая	16,8	3,0
3	Водомерный узел	7,8	3,0
4	Каб. сестры хозяйки	8,9	3,0
5	Бельевая кладовая	9,7	3,0
6	Гардероб для школьников	9,6	3,0
7	Кабинет №8	18,2	3,0
8	Коридор	104,8	3,0
9	Кабинет	7,4	3,0
10	Кабинет №7	13,6	3,0
11	Кабинет №6	6,5	3,0
12	Кабинет ортодонта №5	19,8	3,0
13	Кабинет	5,9	3,0
14	Кабинет №4	11,4	3,0
15	ЦСО	39,9	3,0
16	ЦСО	9,3	3,0
17	ЦСО	17,8	3,0
18	ЦСО	13,3	3,0
19	Кладовая	5,6	3,0
20	Кабинет рентгена №2	8,9	3,0
21	Рентген	3,2	3,0

Номер пометки	Наименование	Площадь, м²	Высота, м
22	Рентген	8,6	3,0
23	Кабинет деж. врача	17,0	3,0
24	Регистратура	19,1	3,0
25	Гардероб	21,7	3,0
26	Кабинет №12	17,8	3,0
27	Кабинет	11,0	3,0

- Условные обозначения:
- Радиорасширитель охранно-пожарный РРОП
 - Пульт управления и программирования ПУ-Р
 - Блок питания 12В
 - Устройство приема-передающее АПУ "Аркан"
 - Блок выносной индикации БВИ-64 из комплекта "Аккорд-512"
 - Оповещатель световой "Табло-Р"
 - Оповещатель звуковой "Сирена-Р" исп.2

Инва. N подл.	Подпись и дата	Взамен инв. N

010-09-АПС		
Изм. Кол.уч Лист N док. Подпись Дата		
ГИП Новгородов	11.09	
Н.контр. Щелкунова	11.09	
Нач.отдела		
Проверил Щелкунова	11.09	
Разработал Хибатуллин	11.09	
Автоматическая установка пожарной сигнализации		Стандия Лист Листов
Размещение оборудования СОУЭ на первом этаже		П 27 31
		ООО "Канкад" Санкт-Петербург

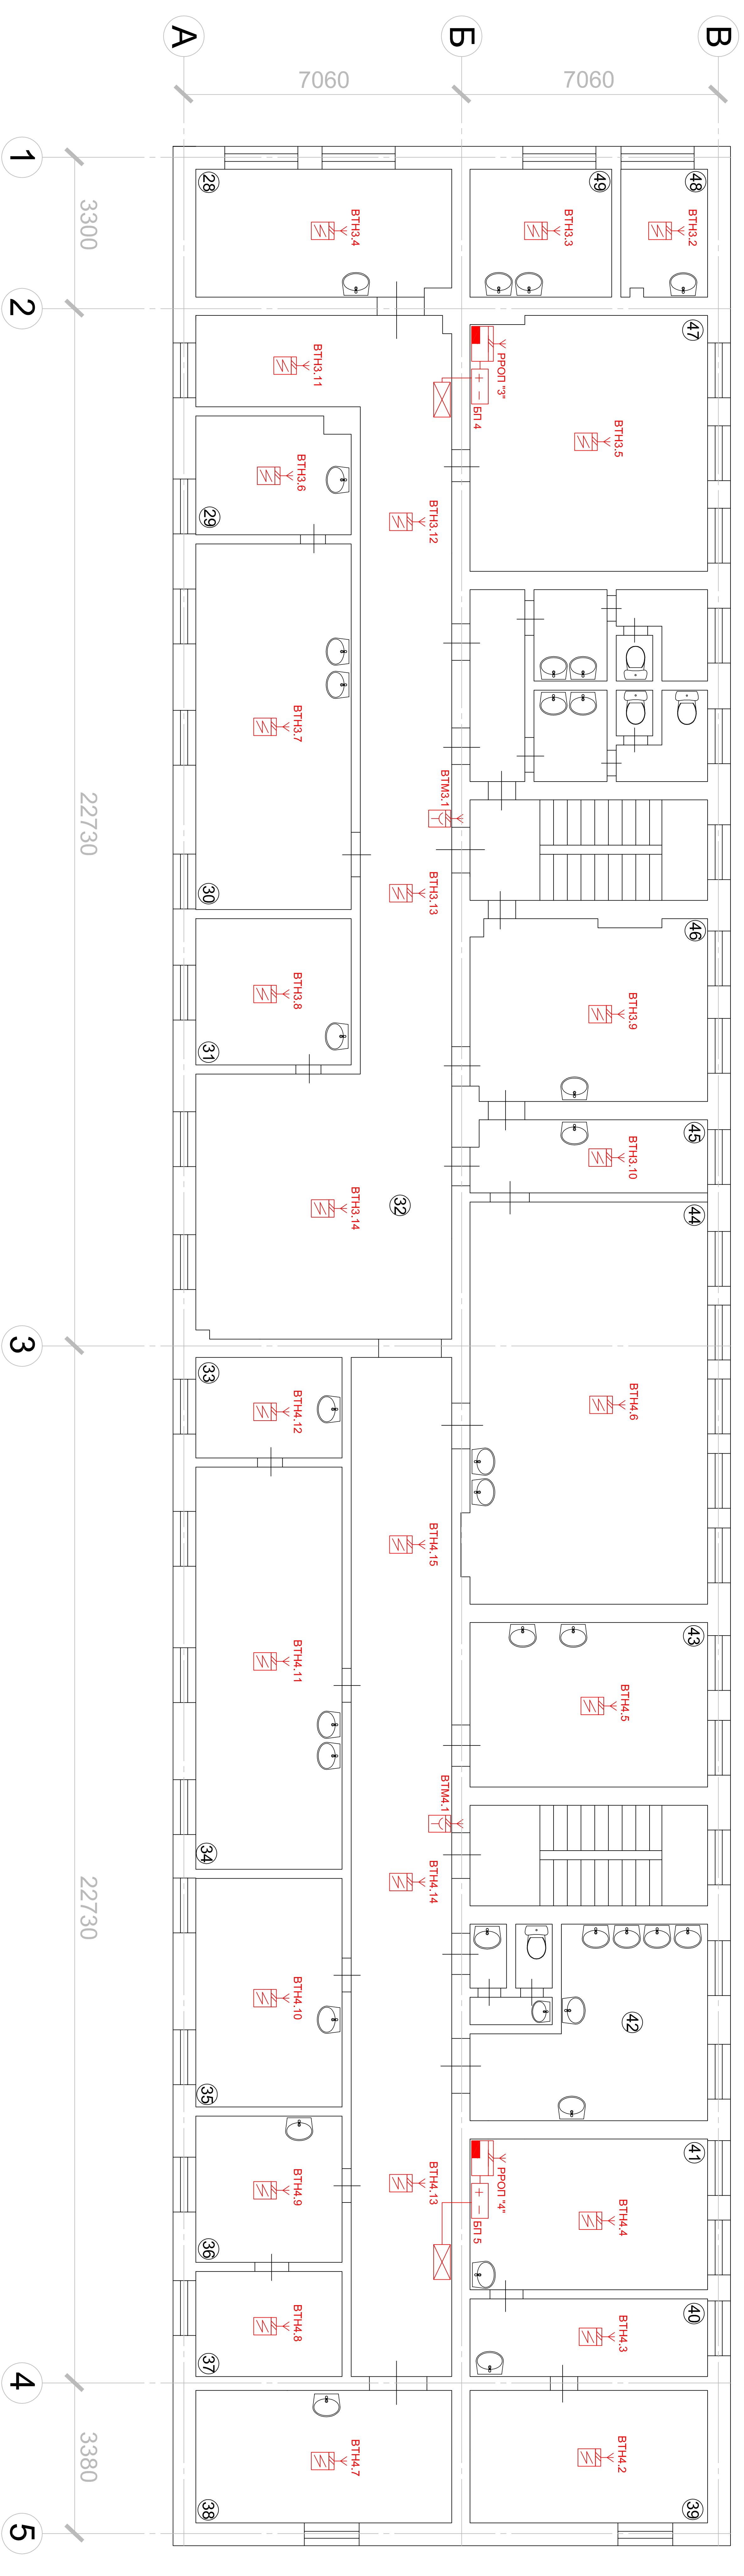

Инва. N подл.	Подпись и дата	Взамен инв. N


Номер помещения	Наименование	Площадь, м²	Высота, м
28	Хирургия	16,5	3,05
29	Кабинет	8,7	3,05
30	Кабинет №14	26,9	3,05
31	Кабинет №13	11,0	3,05
32	Коридор	116,2	3,05
33	Кабинет	7,3	3,05
34	Кабинет №27	14,8	3,05
35	Кабинет №26	16,7	3,05
36	Кабинет ст.медсестры №25	9,8	3,05
37	Кабинет ст.медсестры №25	7,5	3,05
38	Актовый зал №24	16,8	3,05
39	Кабинет зав. отделением №21	15,8	3,05
40	Кабинет зав. отделением №21	10,2	3,05
41	Кабинет зав. отделением №21	17,3	3,05
42	Умывальная	22,9	3,05
43	Кабинет №19	46,6	3,05
44	Кабинет №18	8,8	3,05
45	Кабинет	21,4	3,05
46	Кабинет №17	15,9	3,05
47	Кабинет №16	30,0	3,05
48	Хирургия	6,0	3,05
49	Хирургия	9,4	3,05






Условные обозначения:

- Радиорасширитель охранно-пожарный ПРОП
- Блок питания 12В
- Извещатель пожарный дымовой "Аврора-ДР"
- Извещатель пожарный ручной ИГР-Р
- Щит электрический

010-09-АПГС

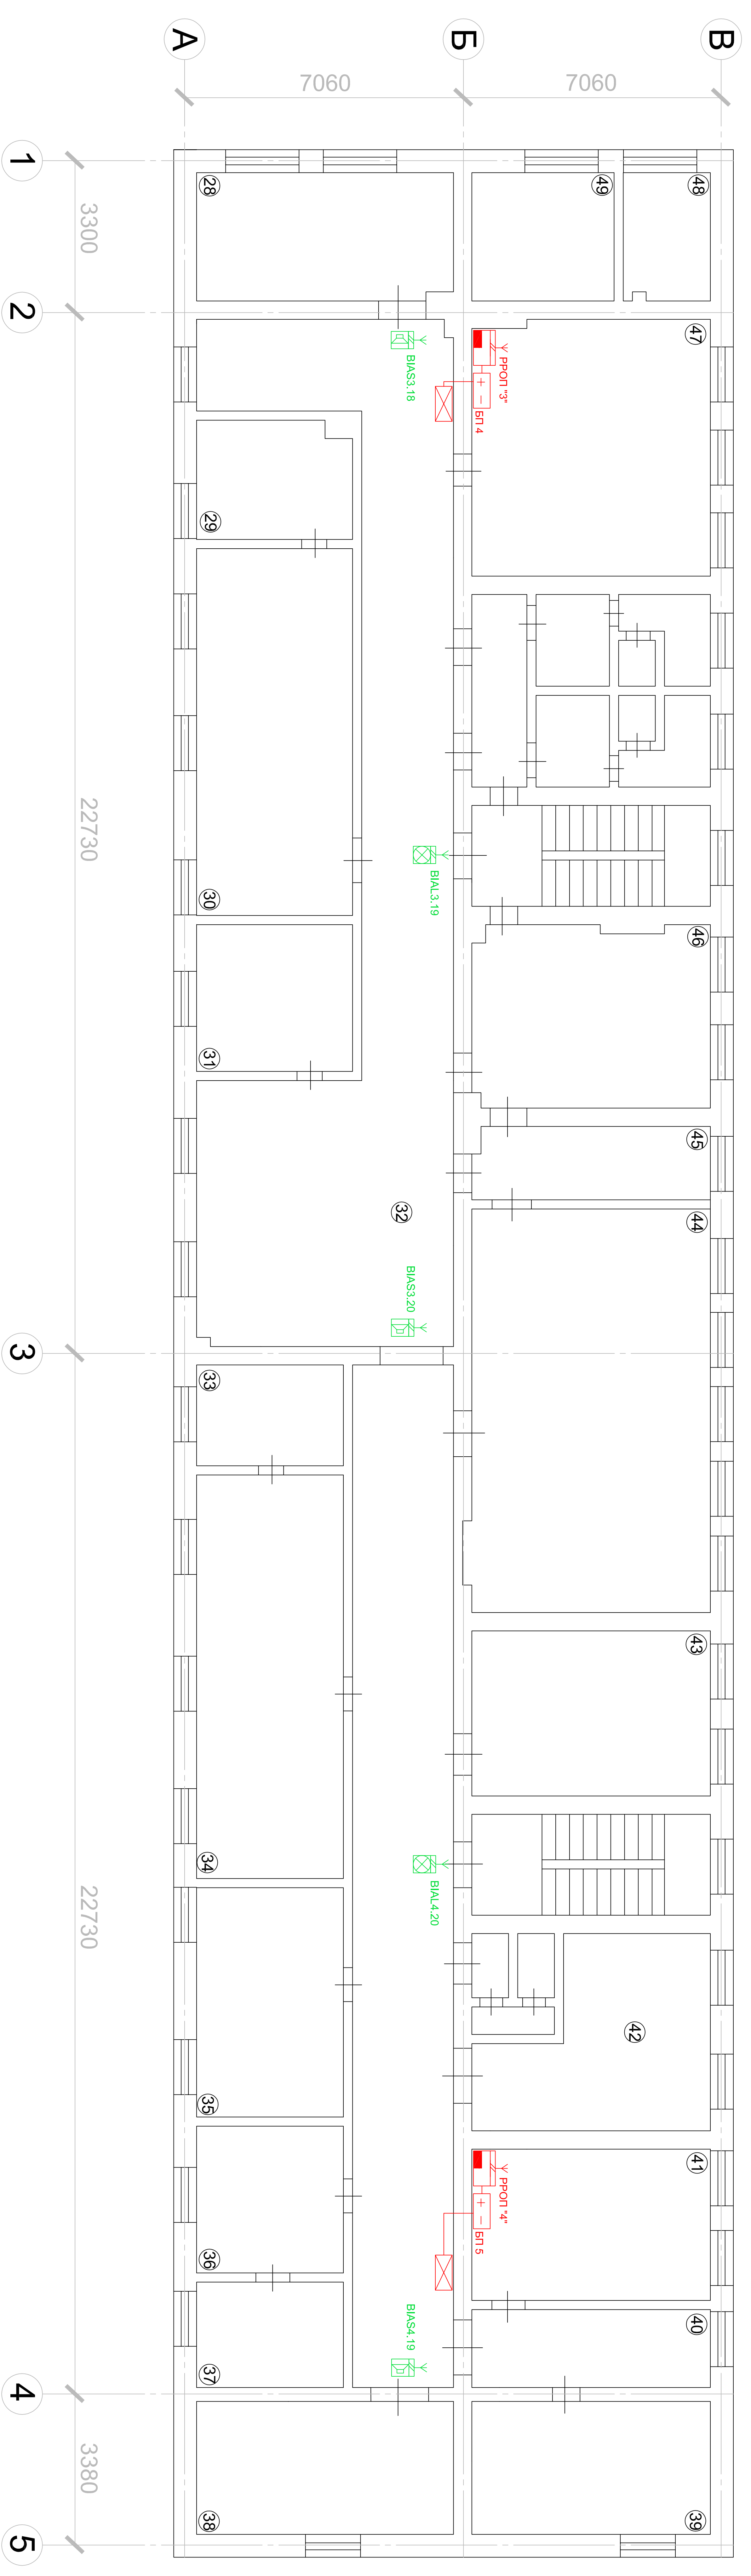Изм. Кол.уч Лист N док. Подпись Дата				
ГИП	Новгородов	11.09		
Н.контр.	Щелкунова	11.09		
Нач.отдела				
Проверил	Щелкунова	11.09		
Разработал	Хибатуллин	11.09		
Автоматическая установка пожарной сигнализации				
Размещение оборудования АУПС на втором этаже				
Стадия	Лист	Листов		
П	28	31		
ООО "Канкад" Санкт-Петербург				

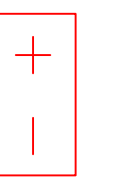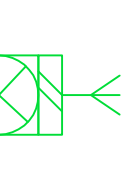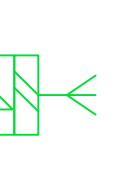


- Условные обозначения:
-  Радиорасширитель охранно-пожарный РРОП
 -  Пульт управления и программирования ПУ-Р
 -  Блок питания 12В
 -  Оповещатель световой "Табло-Р"
 -  Оповещатель звуковой "Сирена-Р" исп.2

Номер помещения	Наименование	Площадь, м ²	Высота, м
28	Хирургия	16,5	3,05
29	Кабинет	8,7	3,05
30	Кабинет №14	26,9	3,05
31	Кабинет №13	11,0	3,05
32	Коридор	116,2	3,05
33	Кабинет	7,3	3,05
34	Кабинет №27	14,8	3,05
35	Кабинет №26	16,7	3,05
36	Кабинет ст.медсестры №25	9,8	3,05
37	Кабинет ст.медсестры №25	7,5	3,05
38	Актовый зал №24	16,8	3,05
39	Кабинет зав. отделением №21	15,8	3,05
40	Кабинет зав. отделением №21	10,2	3,05
41	Кабинет зав. отделением №21	17,3	3,05
42	Умывальная	22,9	3,05
43	Кабинет №19	46,6	3,05
44	Кабинет №18	8,8	3,05
45	Кабинет	21,4	3,05
46	Кабинет №17	15,9	3,05
47	Кабинет №16	30,0	3,05
48	Хирургия	6,0	3,05
49	Хирургия	9,4	3,05

Инв. N подл.	Подпись и дата	Взамен инв. N

Изм. Кол.уч Лист N док. Подпись Дата		010-09-АПС		
ГИП	Новгородов			11.09
Н.контр.	Щелкунова			11.09
Нач.отдела				
Проверил	Щелкунова	11.09	Размещение оборудования СОУЭ на втором этаже	
Разработал	Хибатуллин	11.09		
Автоматическая установка пожарной сигнализации		Страница	Лист	Листов
ООО "Канкад"		П	29	31
Санкт-Петербург				

Инв. N подл.	Подпись и дата	Взамен инв. N

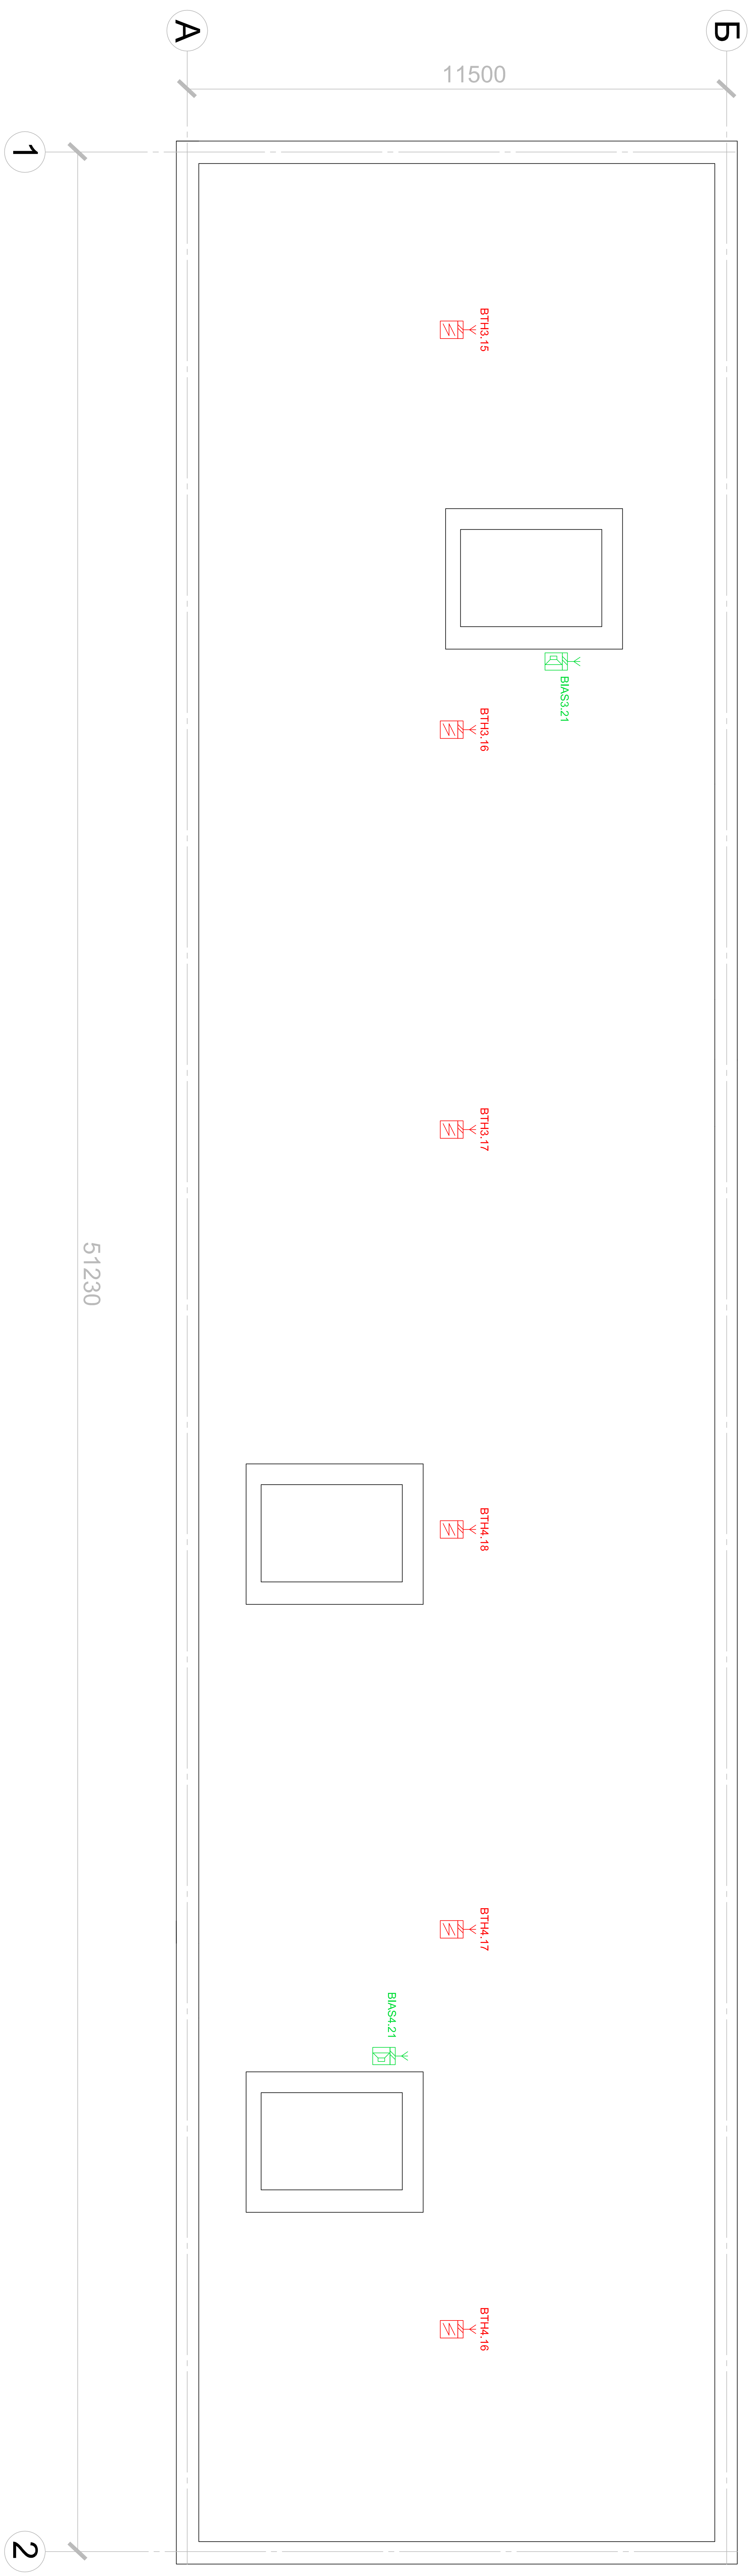

Условные обозначения:




Извещатель пожарный дымовой "Аврора-ДР"

010-09-АЛПС

Изм.	Кол.уч	Лист	N док.	Подпись	Дата	<p>Автоматическая установка пожарной сигнализации</p> <p>Размещение оборудования АУЛПС на чердаке</p>	<p>ООО "Канкад"</p> <p>Санкт-Петербург</p>
ТИП	Новгородов	11.09					
N.контр.	Щелкунова	11.09					
Нач.отдела							
Проверил	Щелкунова	11.09					
Разработал	Хибатуллин	11.09					

Инв. N подл.	Подпись и дата	Взамен инв. N

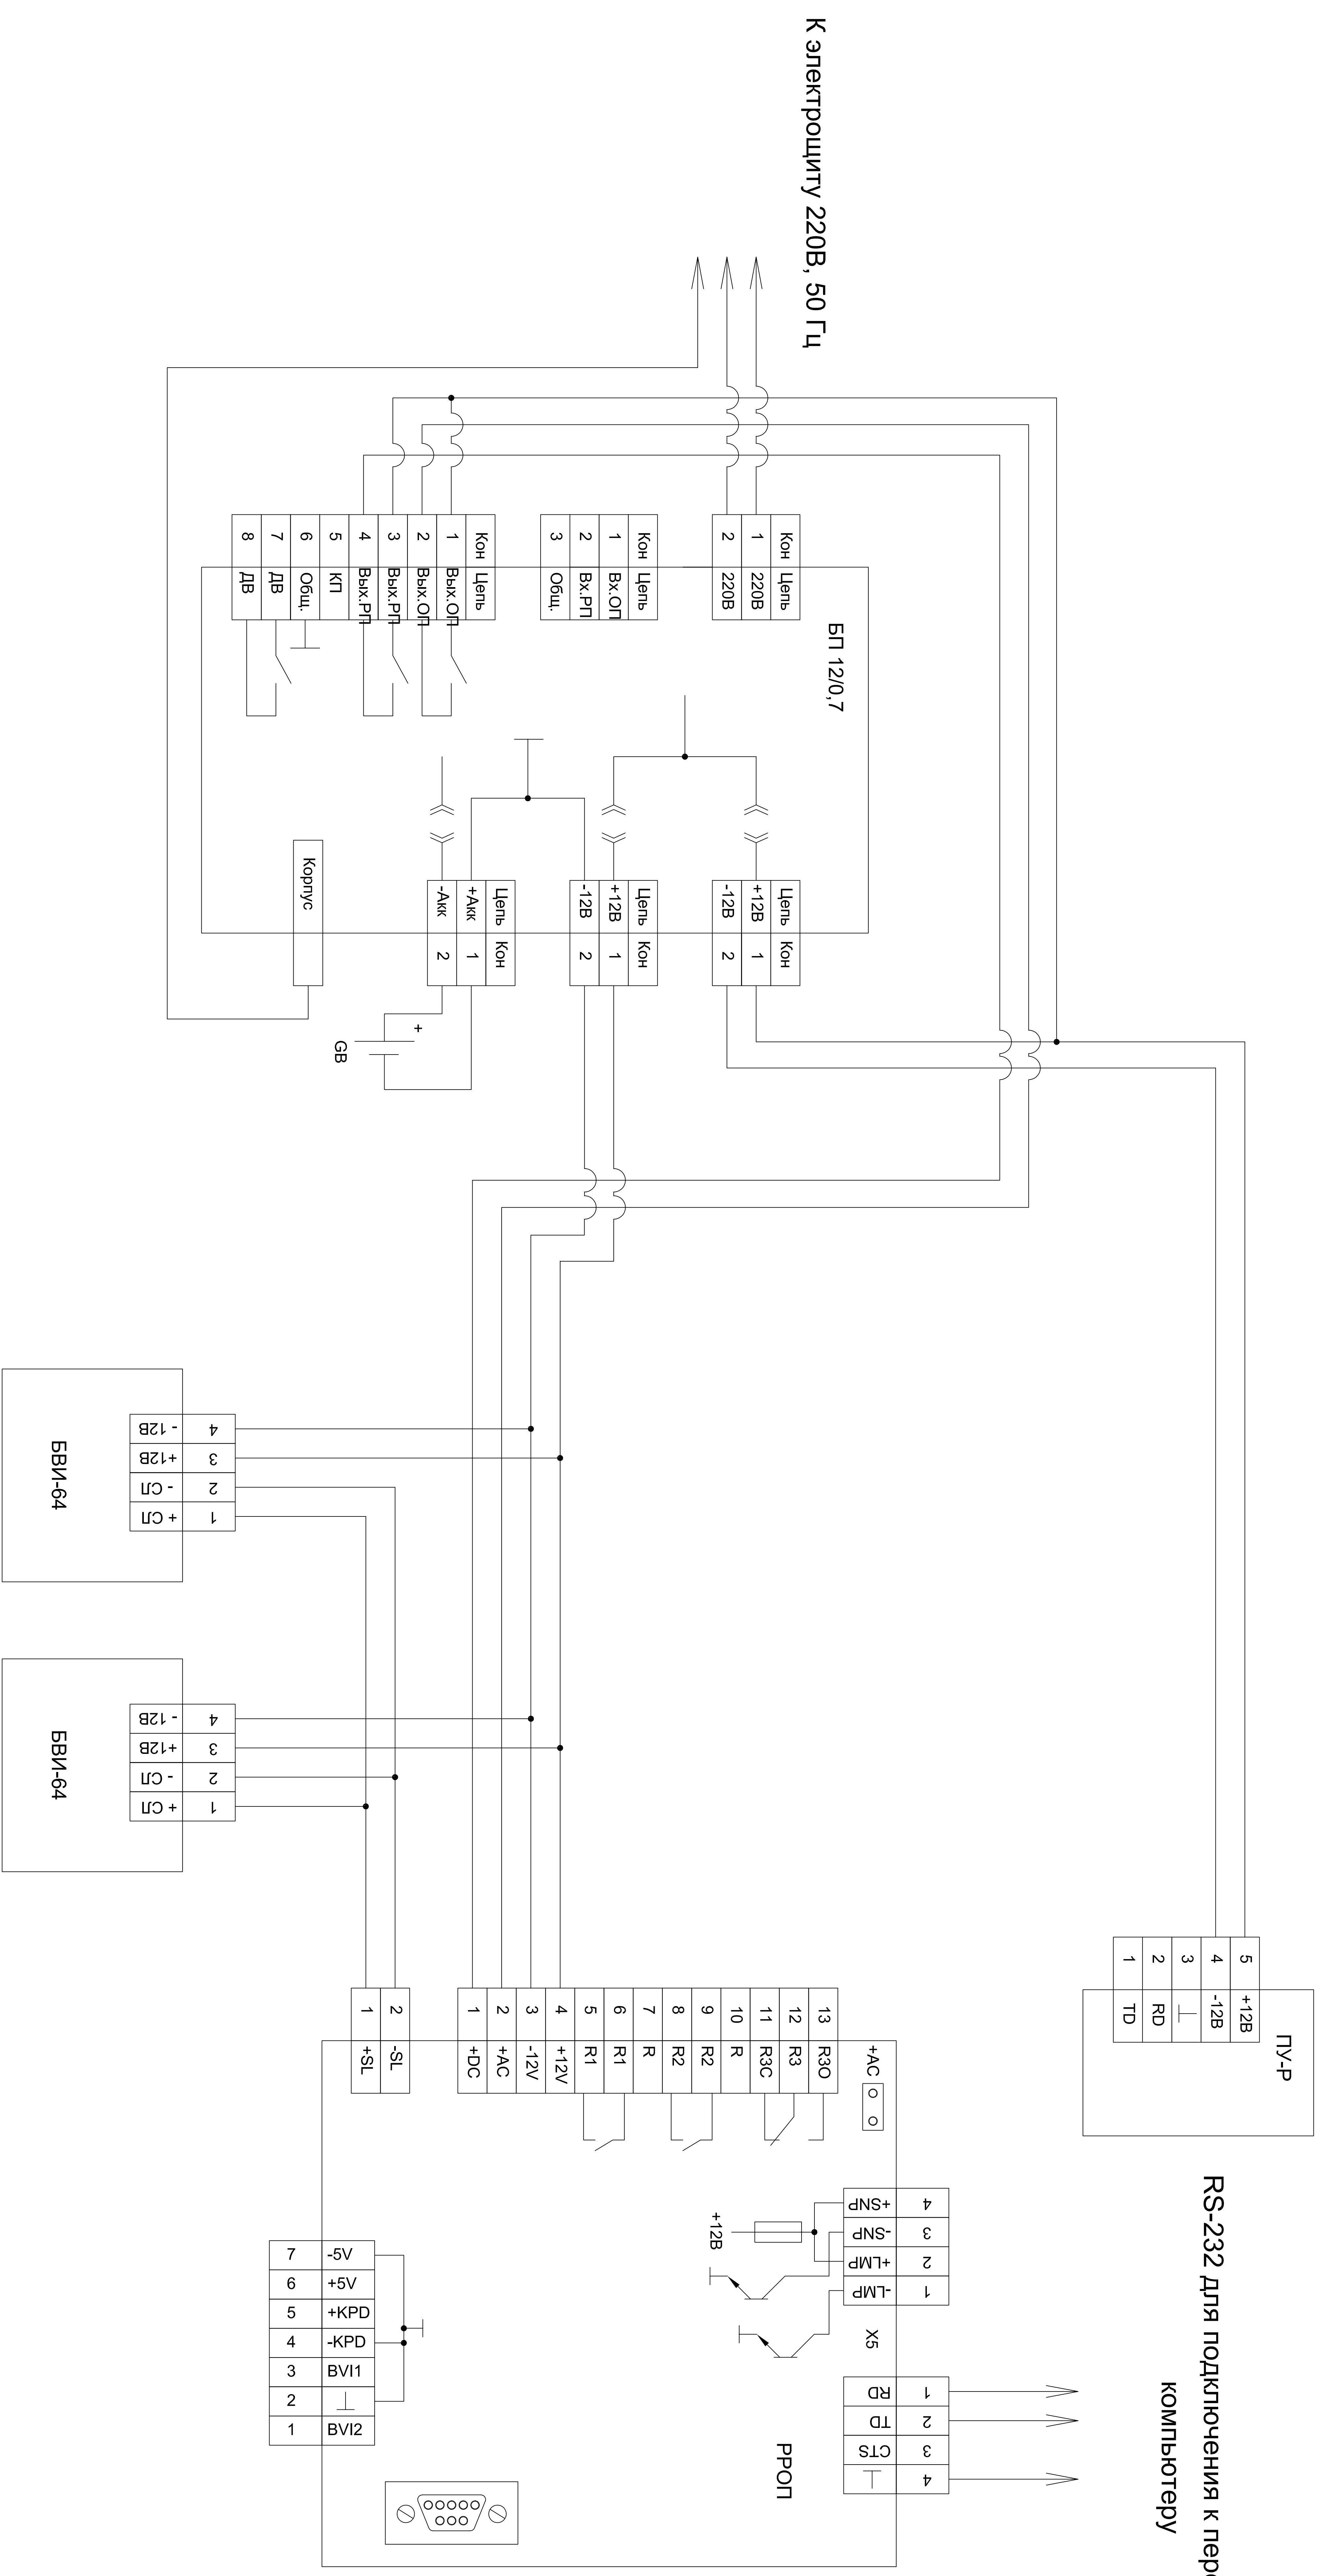

010-09-АПС

Изм.	Кол.уч	Лист	N док.	Подпись	Дата
ГИП	Новгородов				
Н.контр.	Щелкунова				
Нач.отдела					
Проверил	Щелкунова				
Разработал	Хибатуллин				

Автоматическая установка пожарной сигнализации		
Схема электрическая	Лист	Листов
	П	31
	31	31
ООО "Канкад"		
Санкт-Петербург		