




Помещения склада

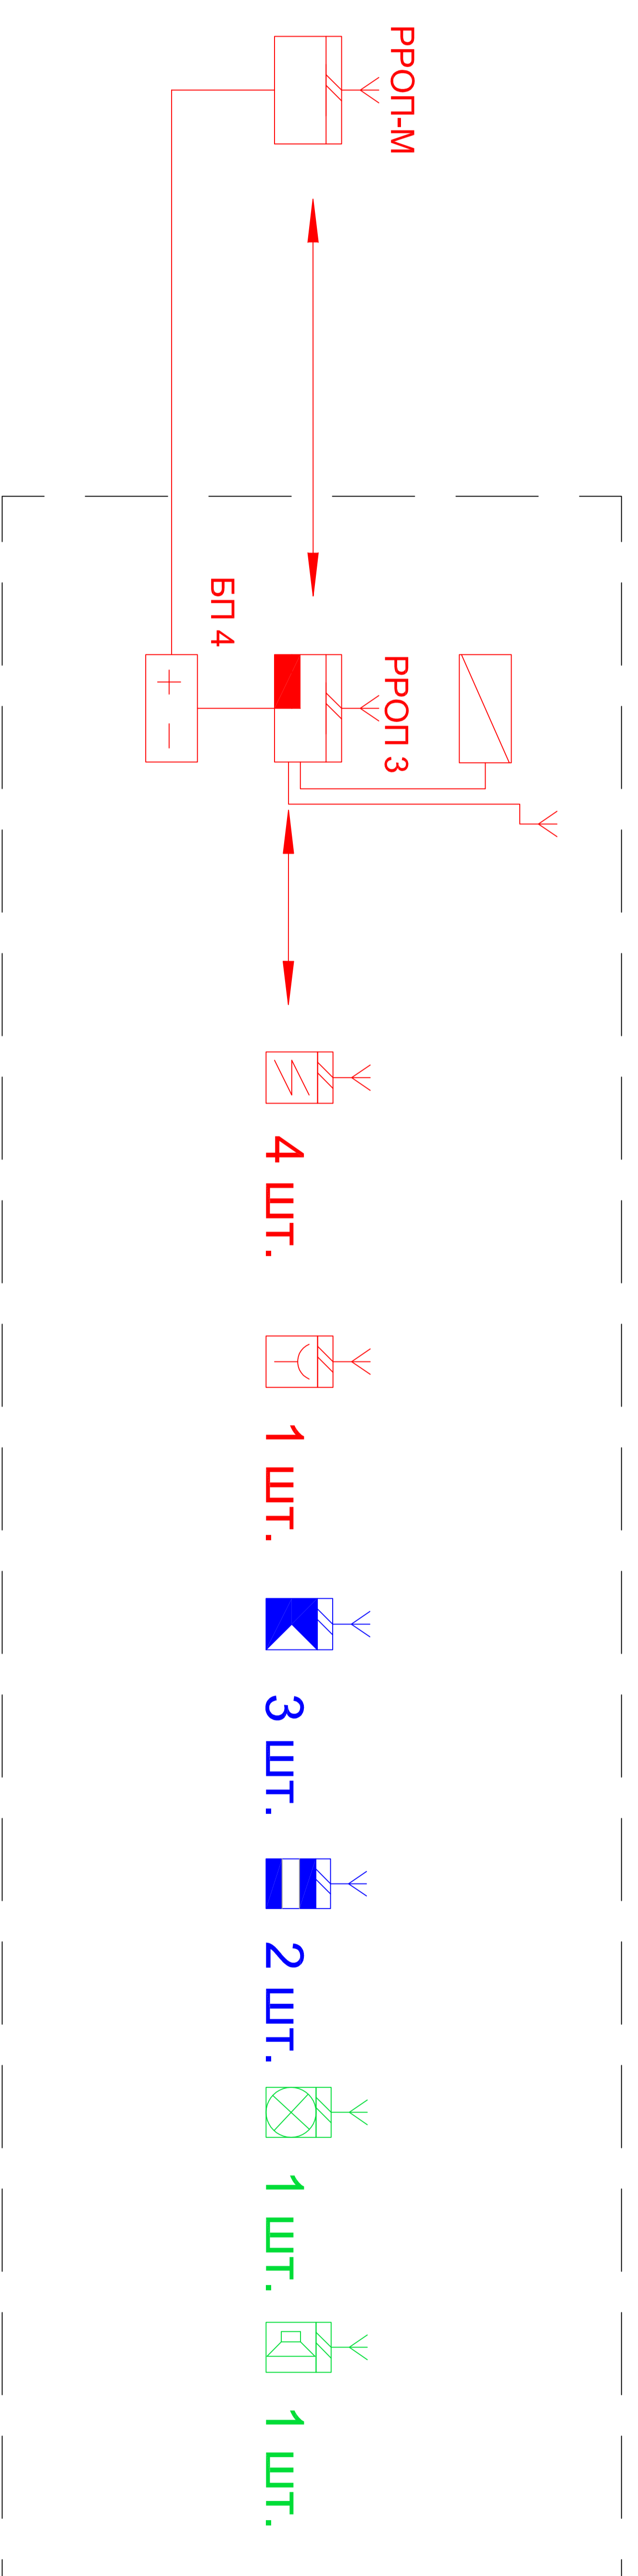

Проходная

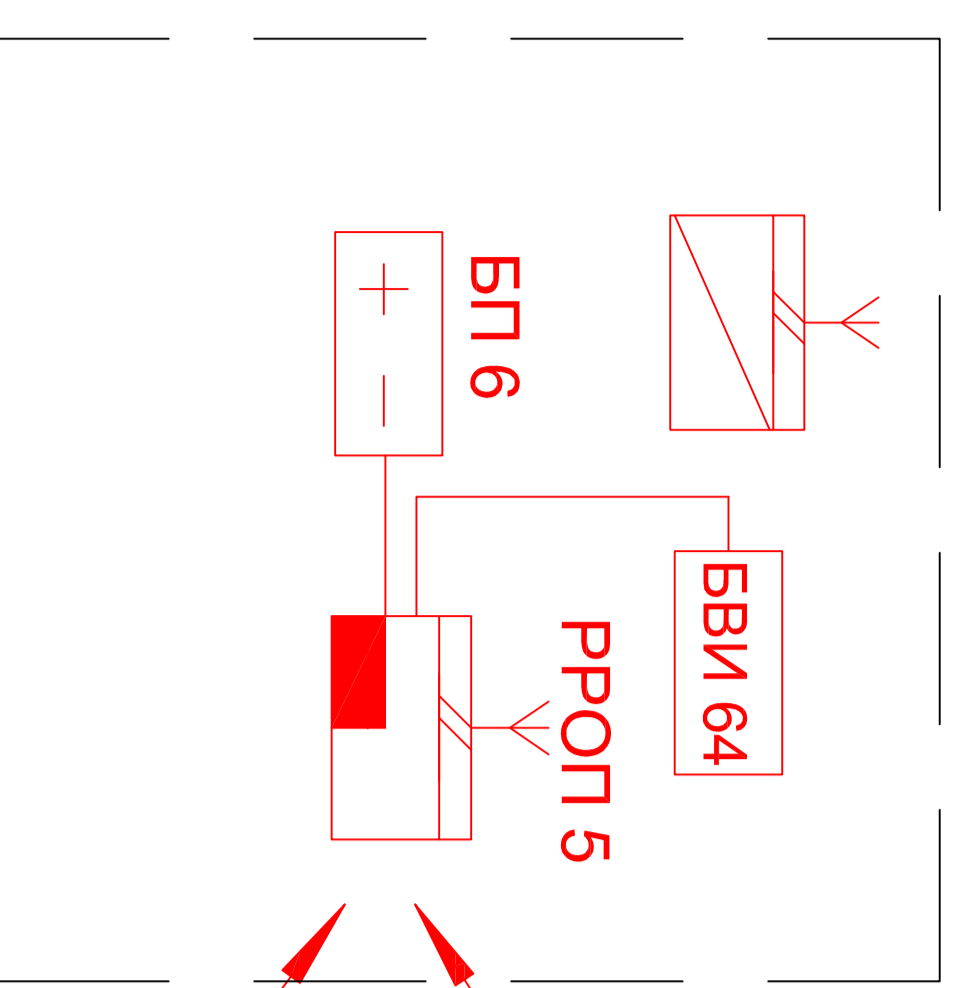

Офисные помещения (2-й этаж)

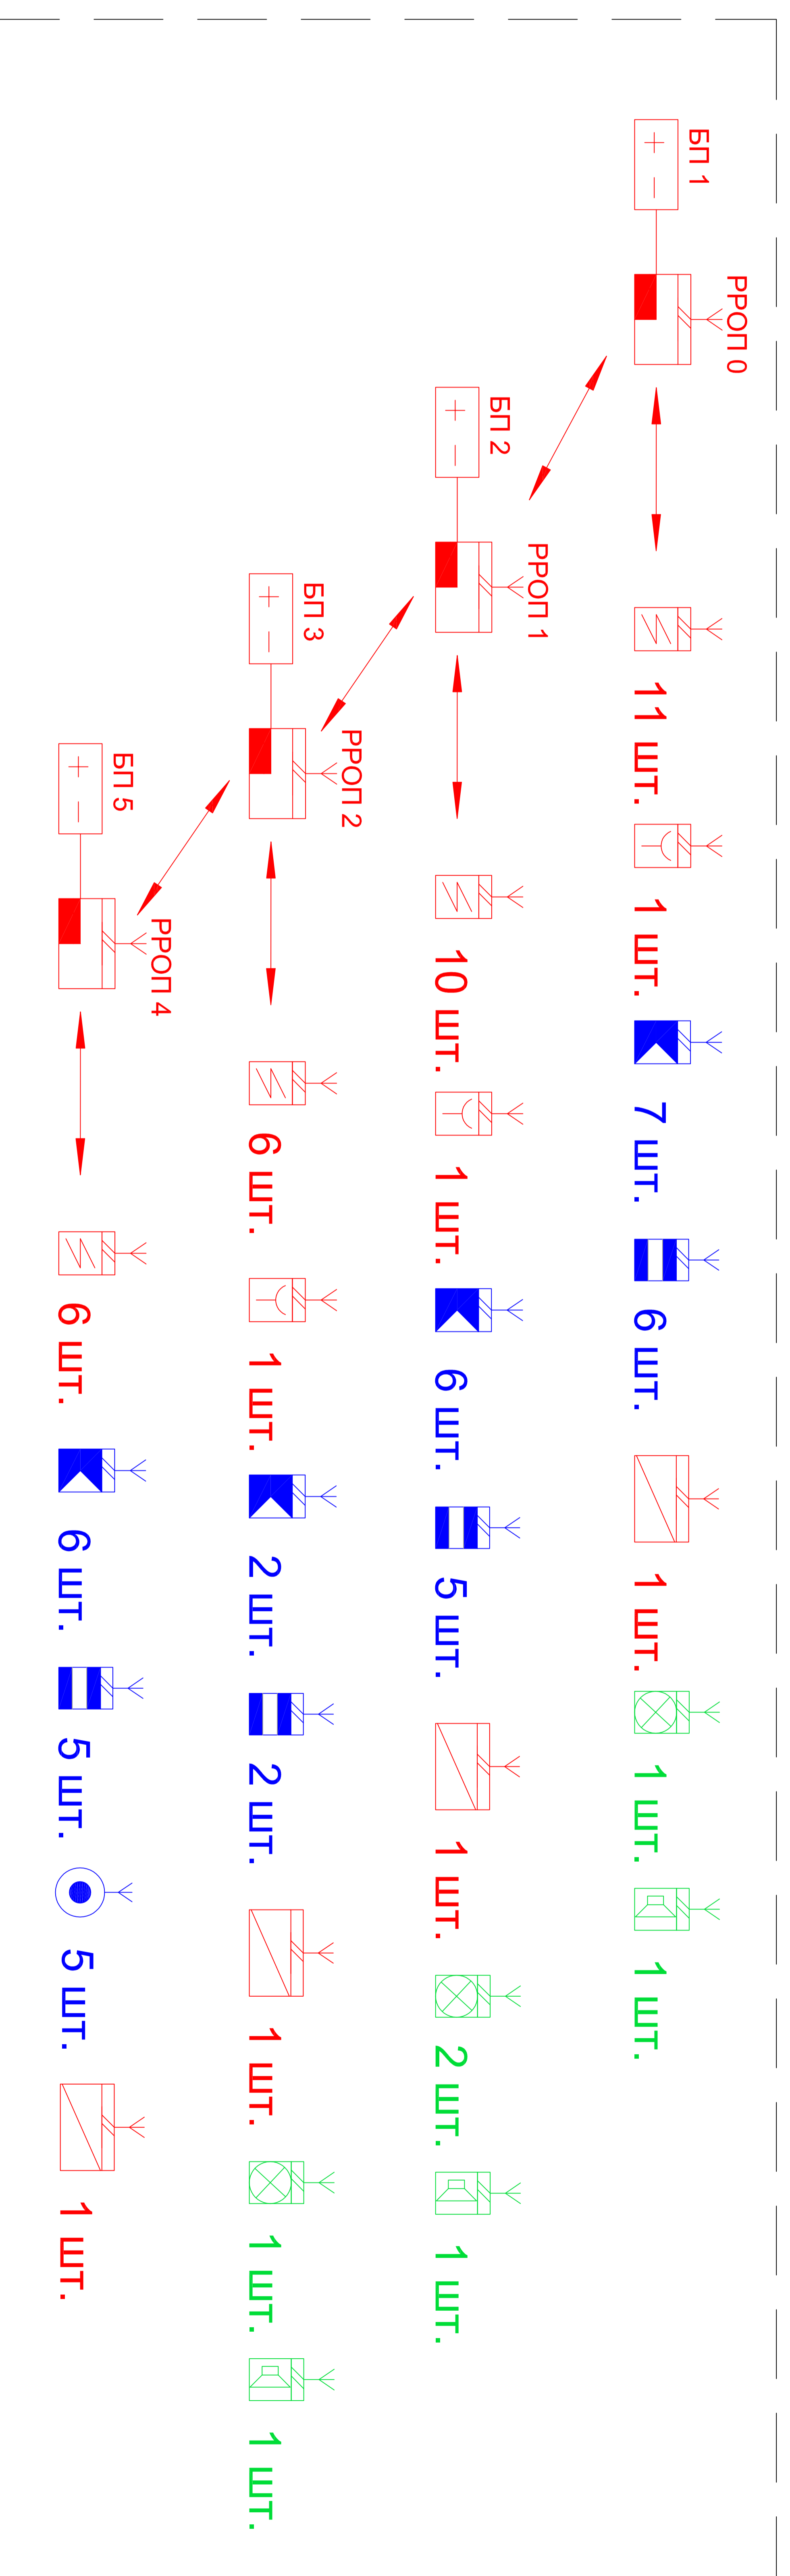


002-10-ОПС.С1

Инв. N подл.	Подпись и дата	Взамен инв. N

Изм.	Кол.уч	Лист	N док.	Подпись	Дата	Система охранно-пожарной сигнализации. Система контроля доступа.	Стадия	Лист	Листов
							РД	1	1
ГИП	Н.контр.	Нач.отдела	Проверил	Разработал		Структурная схема	ООО "Канкад"	Санкт-Петербург	





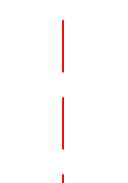
 
Инв. N подл.	Подпись и дата	Взамен инв. N

Рижский пр.

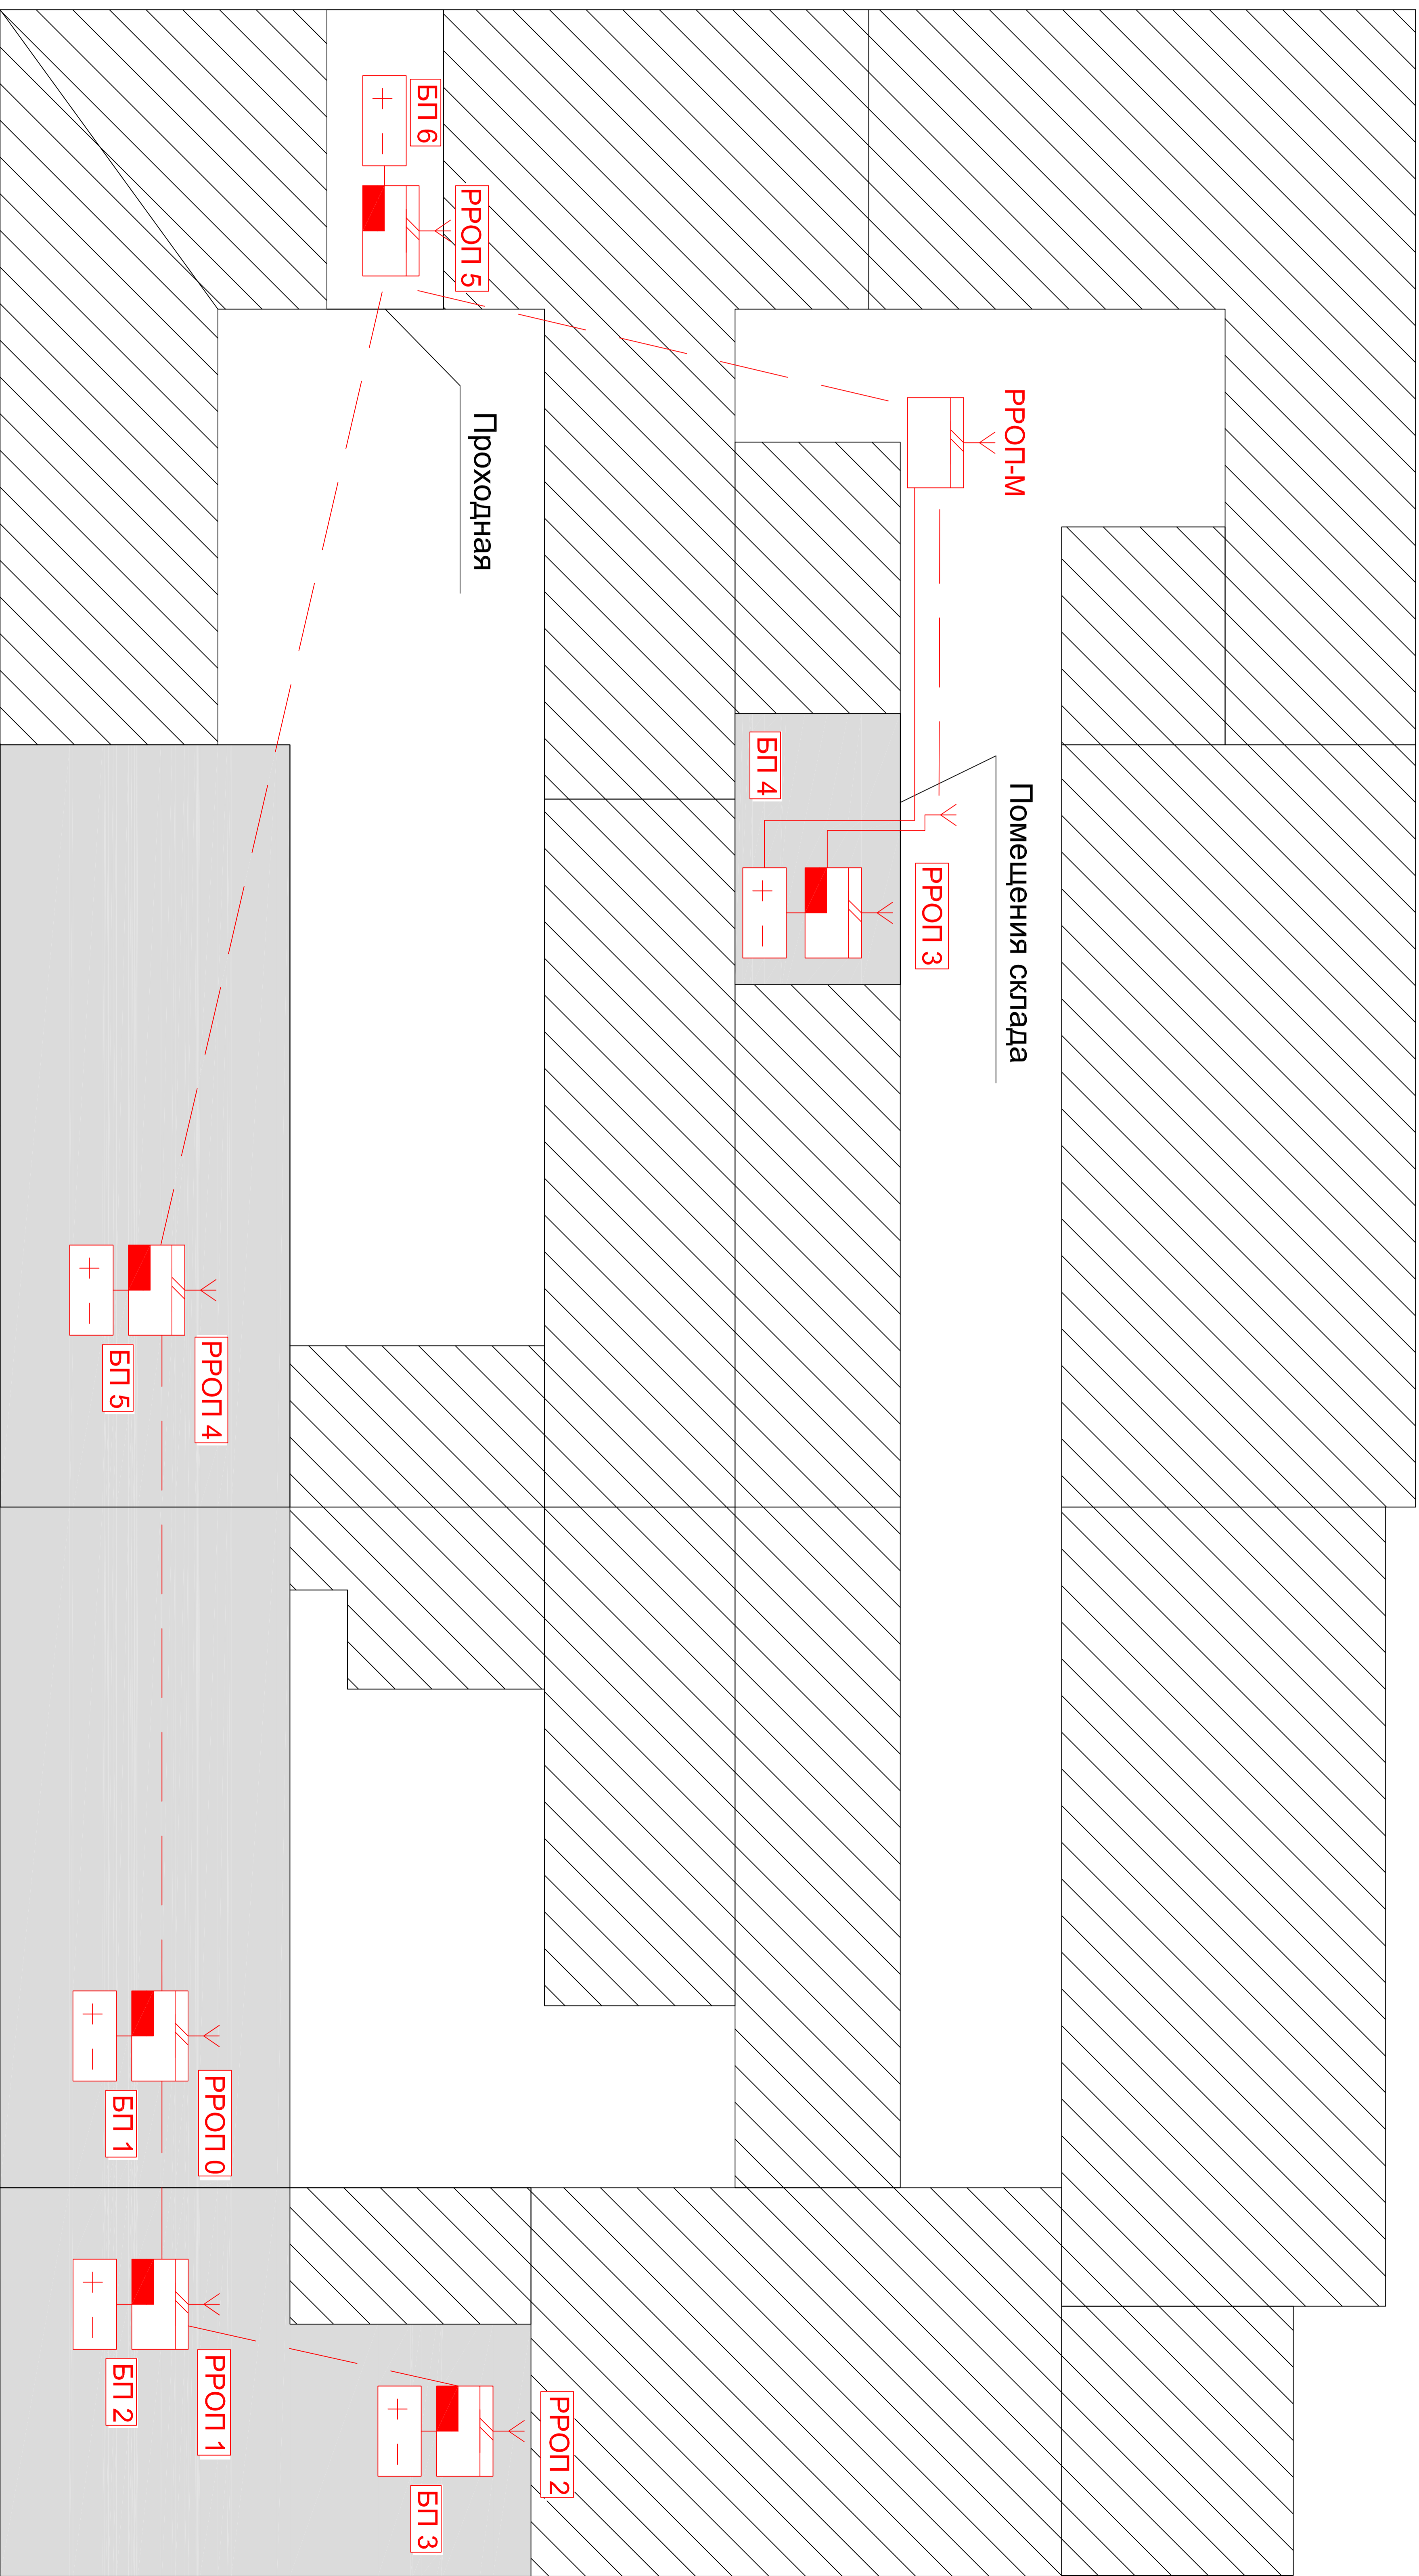



Офисные помещения 2-го этажа

Условные обозначения:

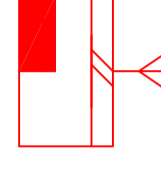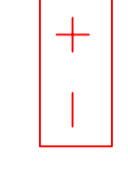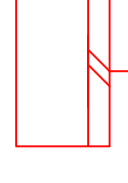-  Радиорасширитель охранно-пожарный РРОП
-  Блок питания 12В
-  Маршрутизатор
-  Антенна выносная
-  Радиоканал
-  Линия питания

002-10-ОПС.С2

Изм.	Кол.уч	Лист	N док.	Подпись	Дата	Система охранно-пожарной сигнализации. Система контроля доступа. Размещение расширителей	Стадия	Лист	Листов	
Изм. Кол.уч Лист N док. Подпись Дата							Система охранно-пожарной сигнализации. Система контроля доступа. Размещение расширителей			
ГИП							РД			
Н.контр.							1			
Нач.отдела							1			
Проверил							ООО "Канкад"			
Разработал							Санкт-Петербург			

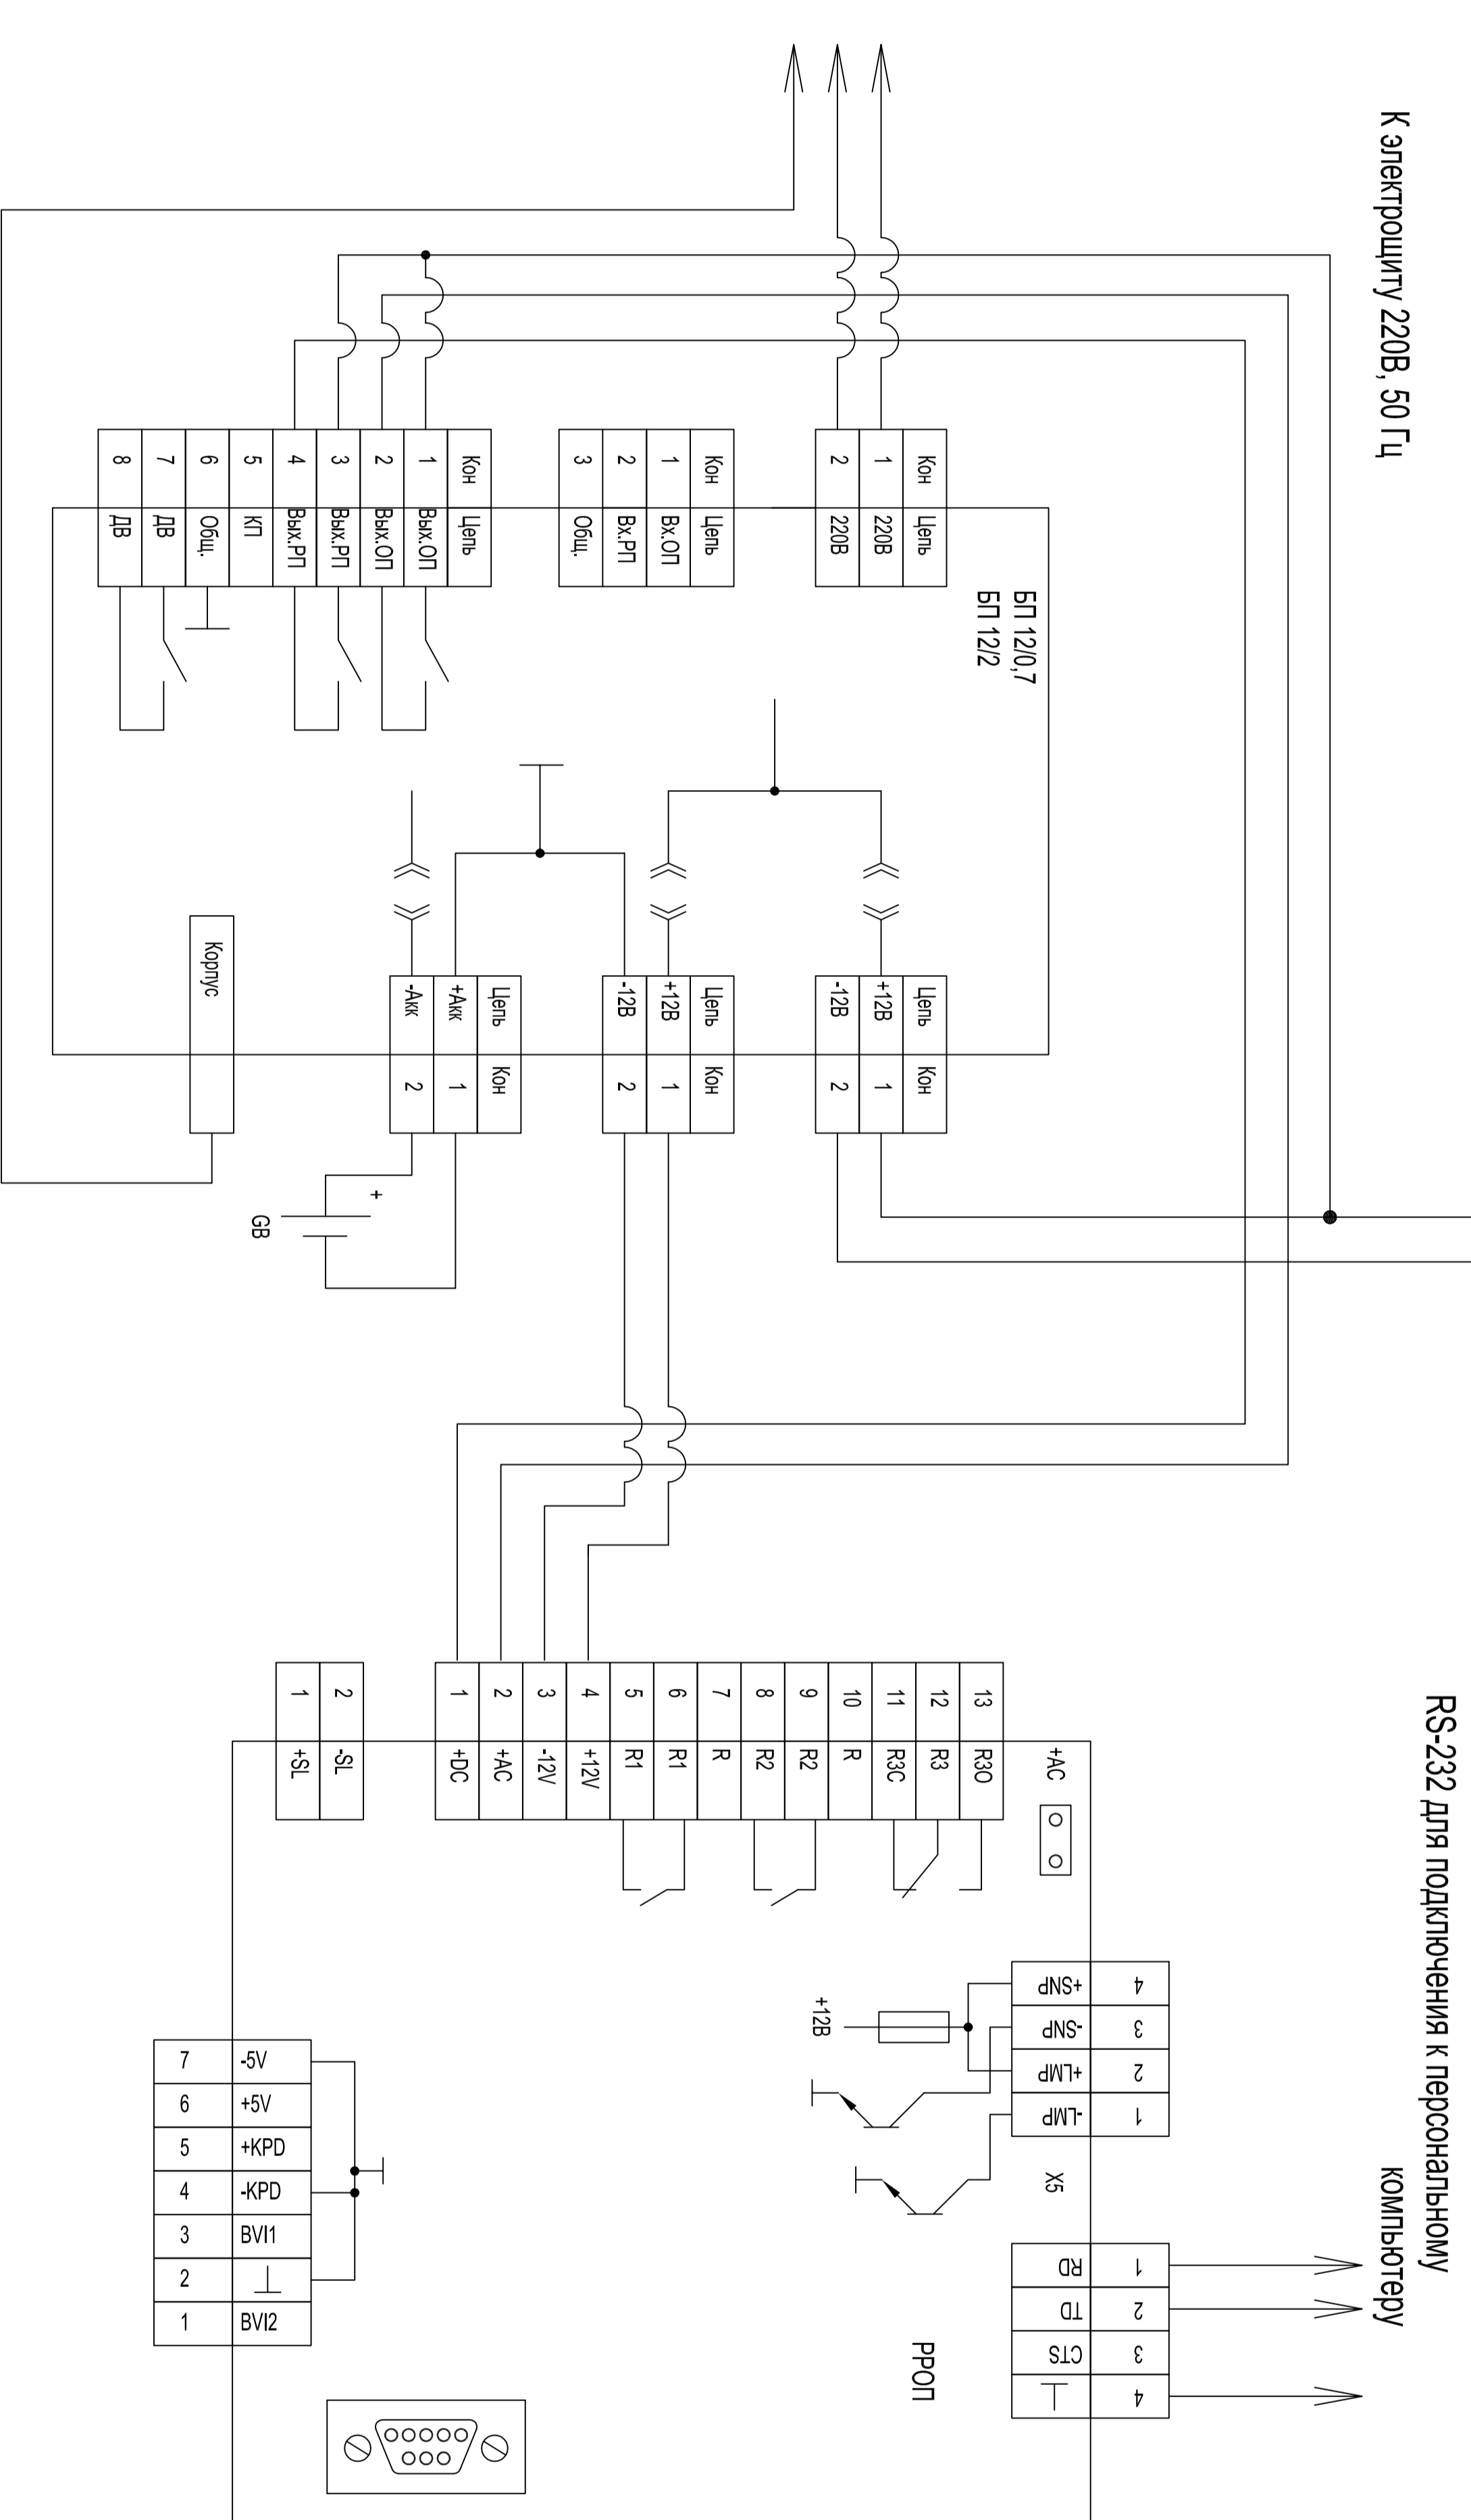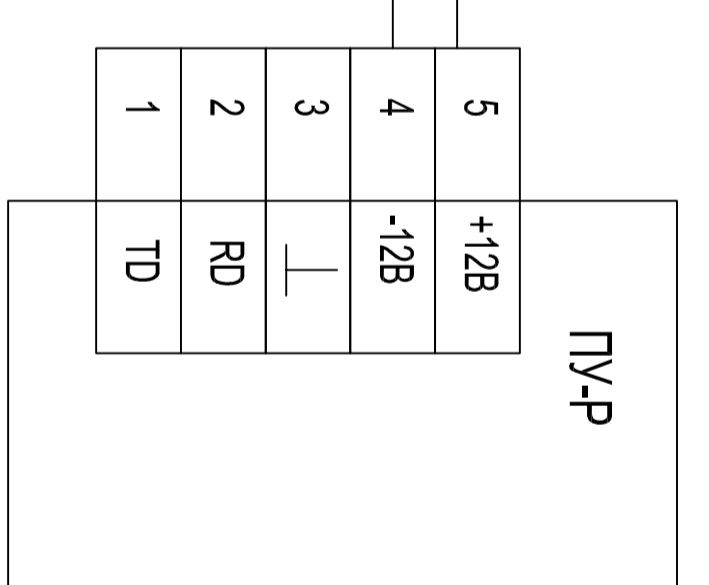

К электрошину 220В, 50 Гц

RS-232 для подключения к персональному компьютеру

002-10-ОПС.СЗ

Инв. N подл.	Подпись и дата	Взамен инв. N
Изм.	Коп.уч Лист N док	Подпись Дата
ГИП		
Н.контр.		
Нач.отдела		
Проверил		
Разработал		
002-10-ОПС.СЗ		
Схема охранно-пожарной сигнализации. Система контроля доступа.		
Схема электрическая		
Стадия	Лист	Листов
РД	1	1
ООО "Канкад" Санкт-Петербург		

Копировал

Формат А4



Примечание: штриховкой обозначены помещения не принадлежащие заказчику.


Экспликация помещений

№ пом.	Назначение помещения	Кат.
201	Кабинет1	
202	Кабинет2	
203	Кабинет3	
204	Кабинет4	
205	Кабинет5	
206	Кабинет6	
214	Серверная	
215	Офис	
216	Бухгалтерия	
218	Бухгалтерия	
219	Приемная	
220	Кабинет директора	
690	Склад	
691	Кладовая	
692	Склад	
698	Офис	
699	Офис	
707	Офис	
707a	Офис	
708	Серверная	
212	Офис	
200	Коридор	
701	Коридор	

Условные обозначения:

- Радиорасширитель охранно-пожарный РРОП
- Пульт управления беспроводной ПУЛР
- Пульт управления локальный ПУЛ
- Блок питания 12В
- Блок выносной индикации БВИ
- Оповещатель звуковой "Сирена-Р"Исп.2
- Сервер ARM "Стрелец"
- Персональный компьютер (удаленное рабочее место)
- Источник бесперебойного питания 220 В

Помещение склада

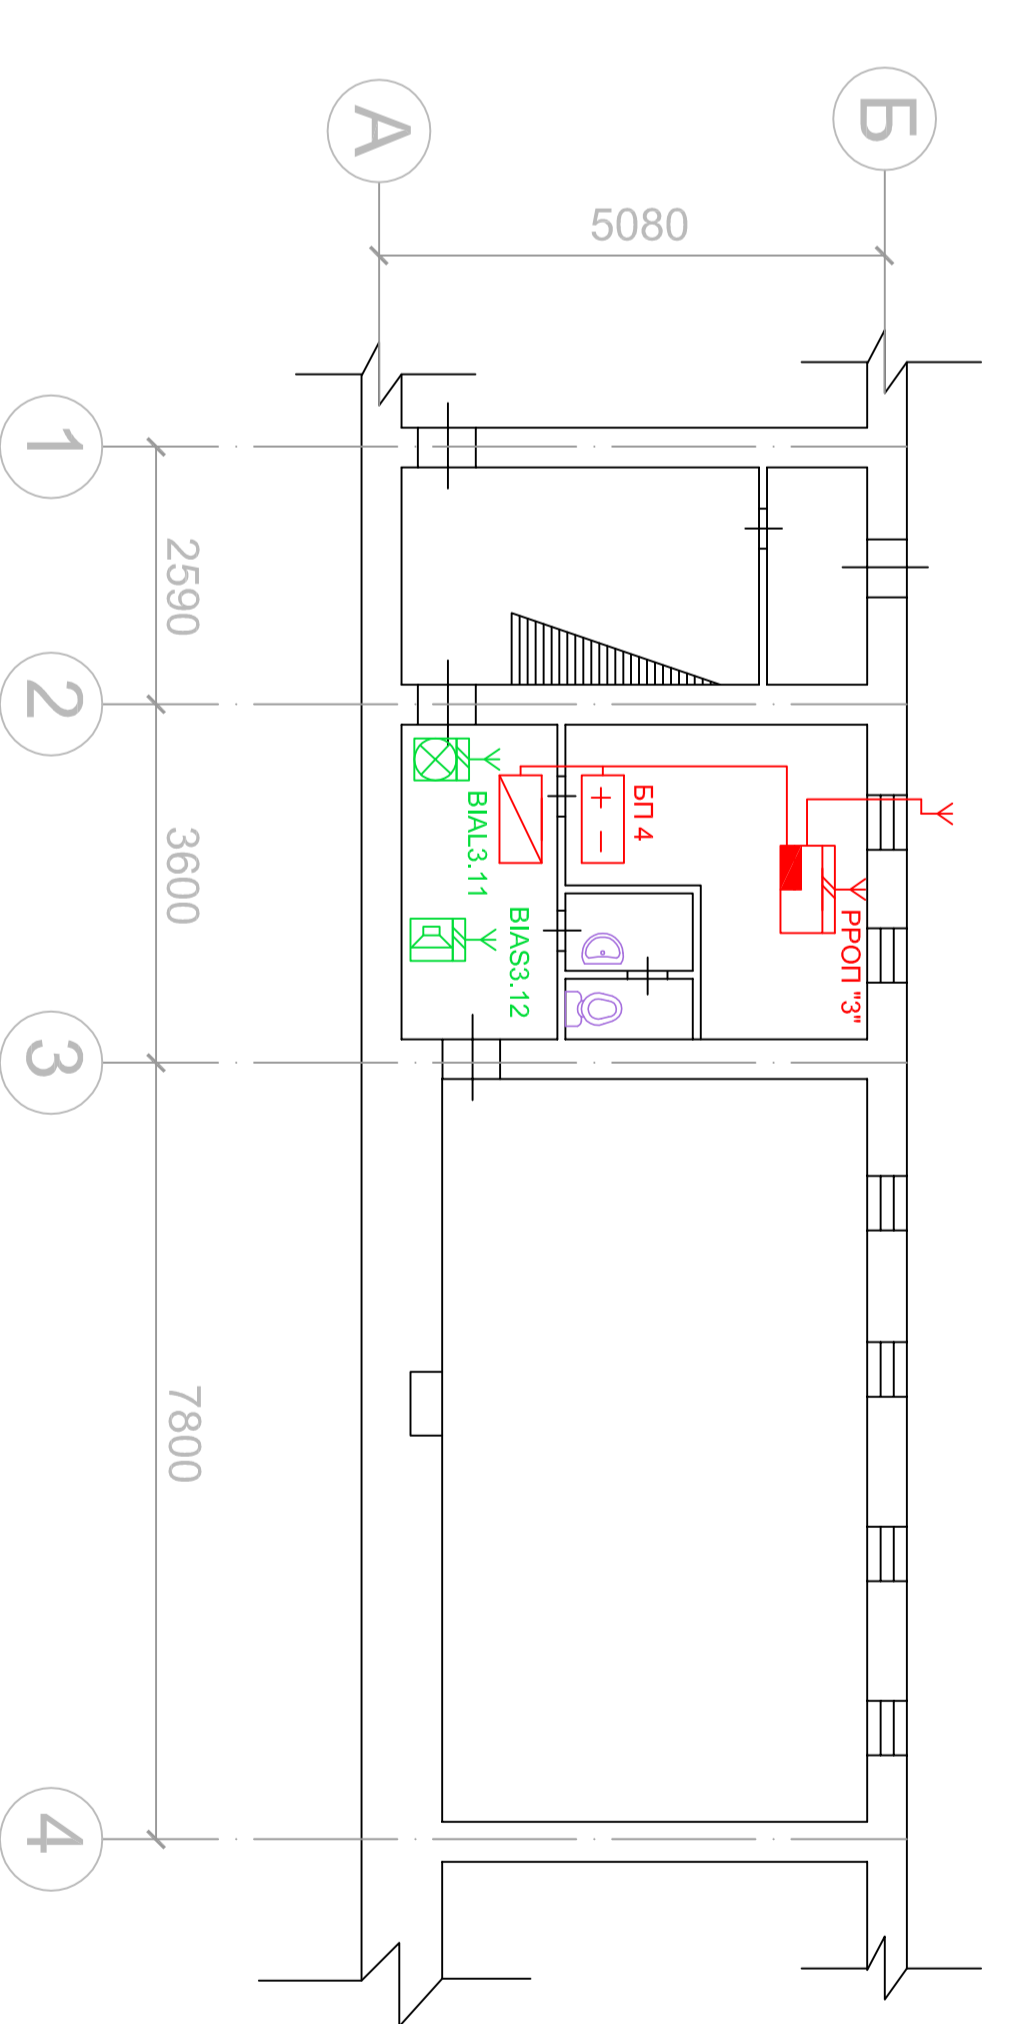


Инв. № подл.	Подпись и дата	Взамен инв. №
--------------	----------------	---------------

002-10-ОПС.С5		Стadia	Лист	Листов
Система охранно-пожарной сигнализации		РД	1	1
Система контроля доступа				
Размещение оборудования СОУЭ		ООО "Канкад" Санкт-Петербург		
Изм. Кол.уч. Лист	№ док.	Подпись	Дата	
ГИП	Кочетков А.	Кирилловский В.		
Н.контр.	Нач.отдела	Кирилловский В.		
Проверил	Кирилловский В.			
Разработал	Ромашинкин Ю.			

Инв. N подл.	Подпись и дата	Взамен инв. N
--------------	----------------	---------------

Примечание: штриховкой обозначены помещения не принадлежащие заказчику.

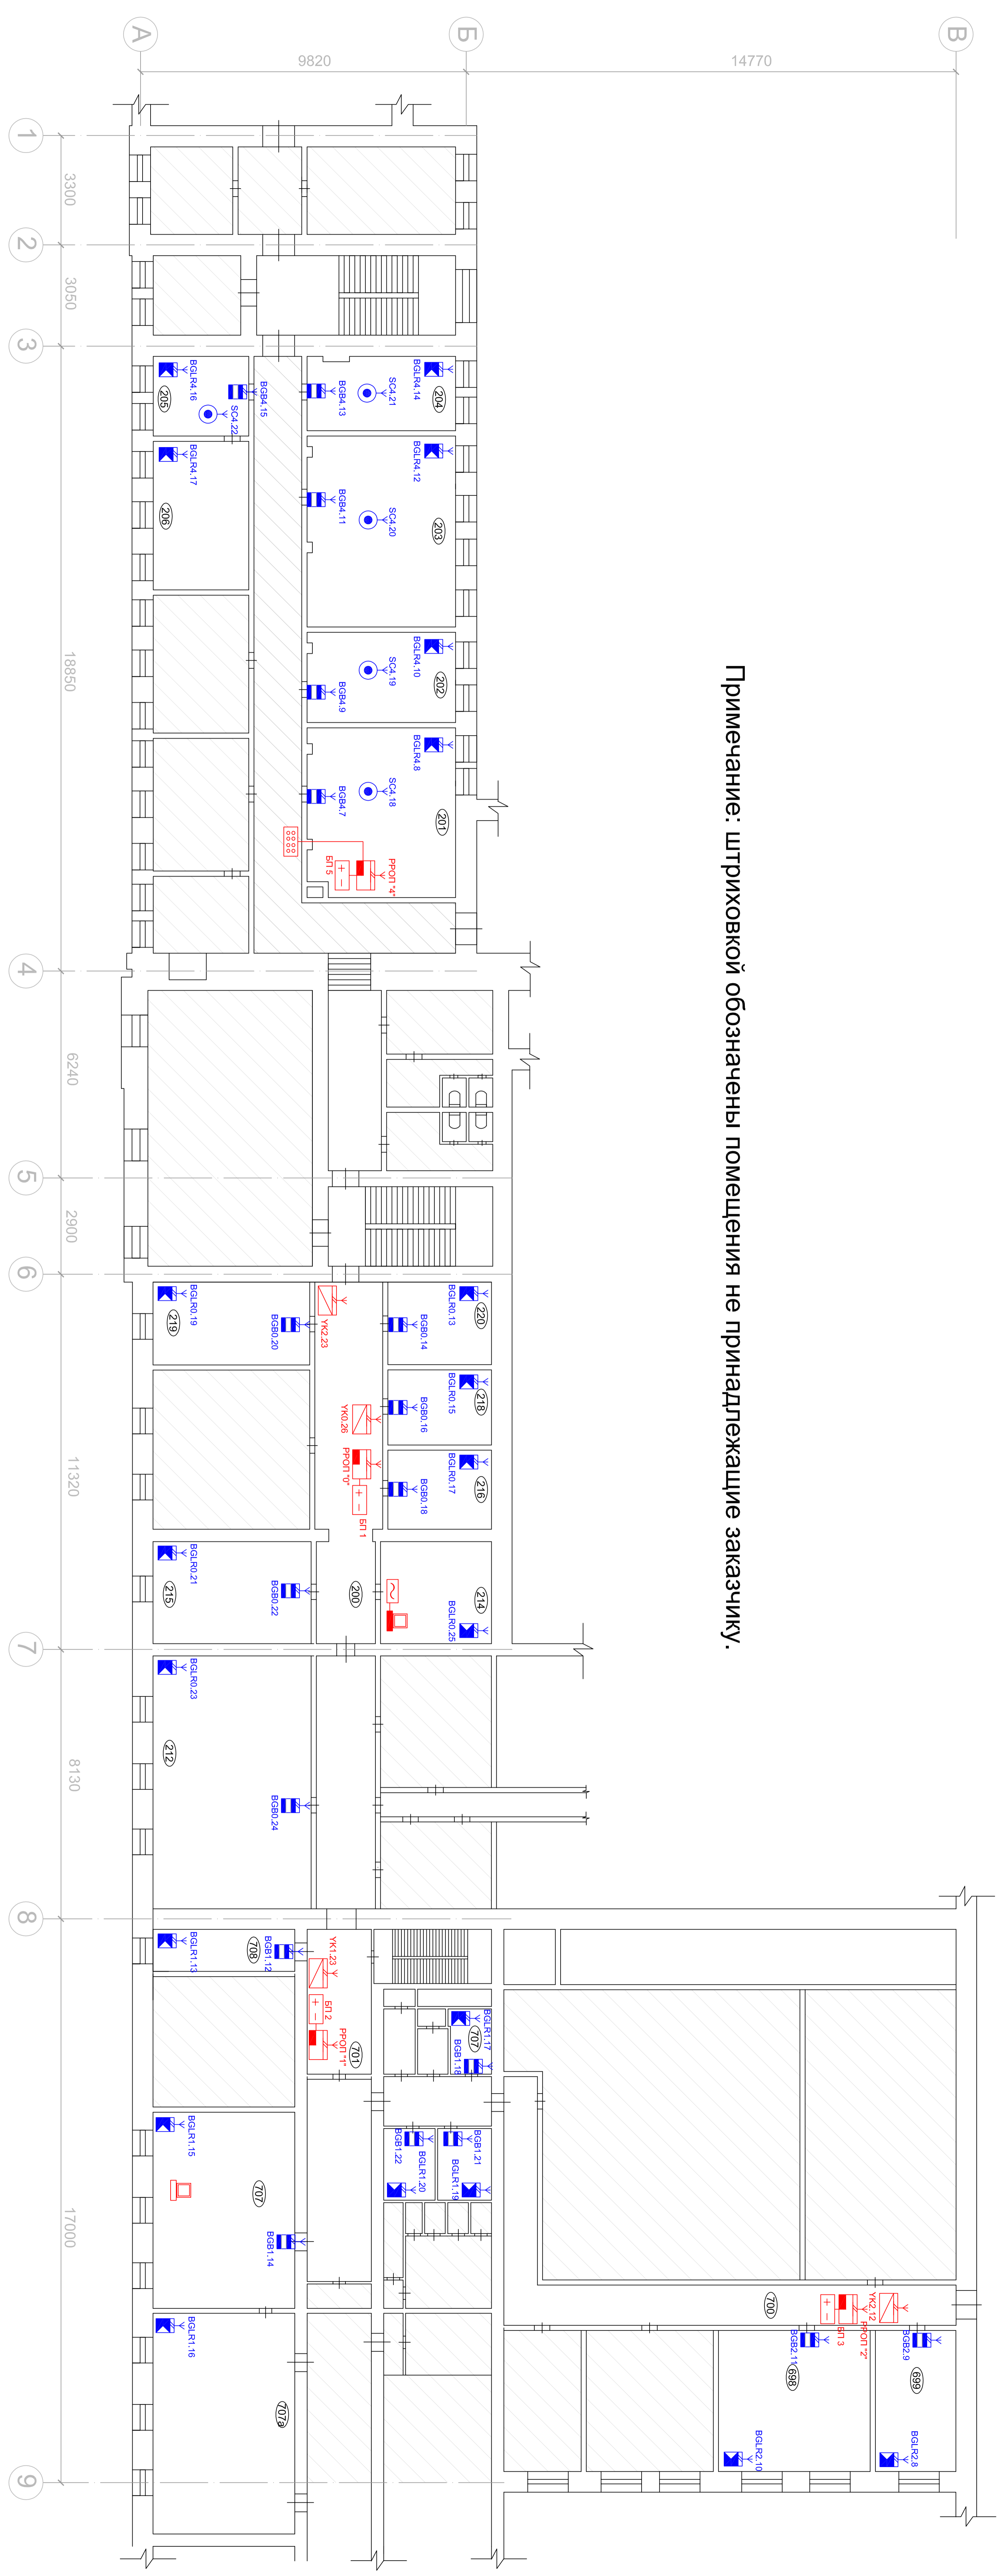


Экспликация помещений

N пом.	Назначение помещения	Кат.
201	Кабинет1	
202	Кабинет2	
203	Кабинет3	
204	Кабинет4	
205	Кабинет5	
206	Кабинет6	
214	Серверная	
215	Офис	
216	Бухгалтерия	
218	Бухгалтерия	
219	Приемная	
220	Кабинет директора	
690	Склад	
691	Кладовая	
692	Склад	
698	Офис	
699	Офис	
707	Офис	
707a	Офис	
708	Серверная	
212	Офис	
200	Коридор	
701	Коридор	

Условные обозначения:

- Радиорасширитель охранно-пожарный РРОП
- Пульт управления беспроводной ПУЛР
- Пульт управления локальный ПУЛ
- Блок питания 12В
- Блок выносной индикации БВИ
- Извещатель охранный объемный "Икар-Р"
- Извещатель охранный магнитоконтактный "РИМ"
- Радиоблок управления РБУ
- Антенна выносная
- Сервер АРМ "Стрелет"
- Персональный компьютер (удаленное рабочее место)
- Источник бесперебойного питания 220 В

Помещение склада

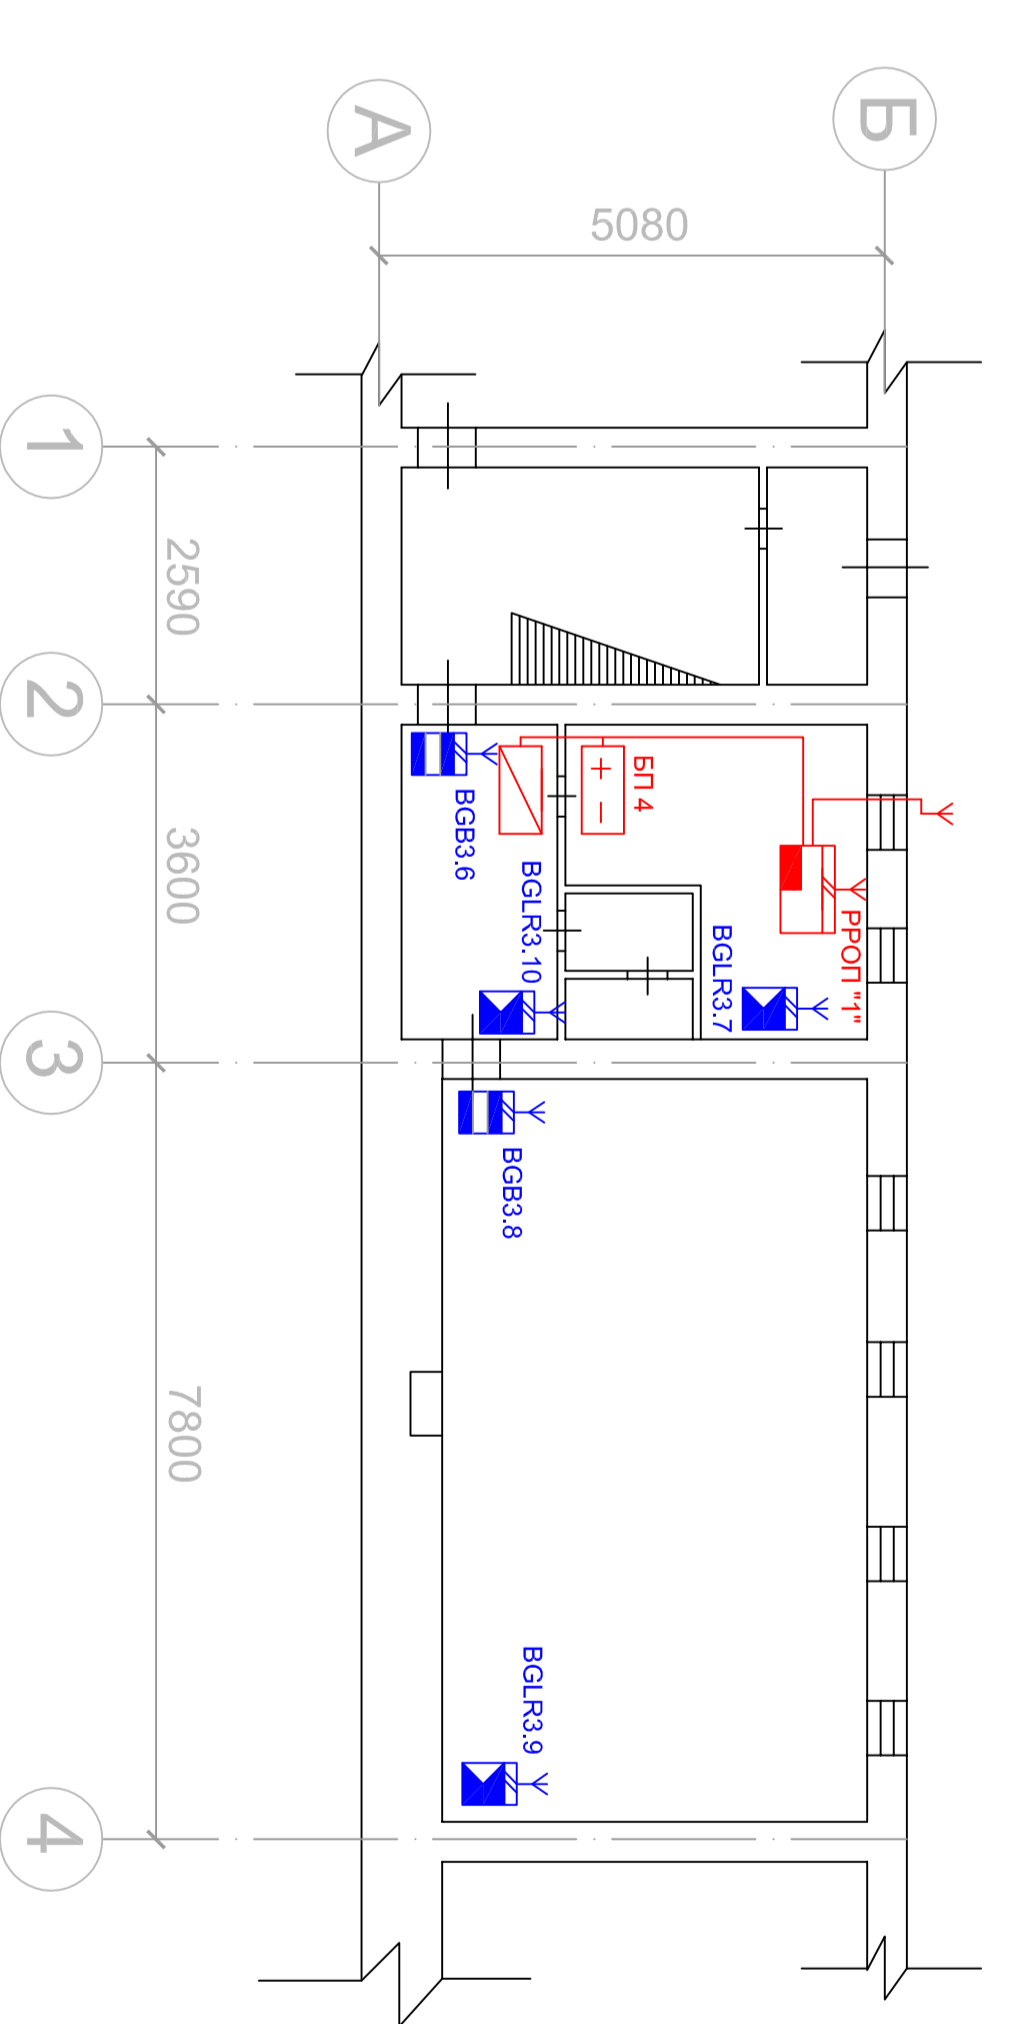

002-10-ОПС.С6

Изм.	Кол.уч.	Лист	N док.	Подпись	Дата

Изм.	Кол.уч.	Лист	Листов

Система охранно-пожарной сигнализации.	Система контроля доступа.	Стадия	Лист	Листов
		РД	1	1

Изм.	Кол.уч.	Лист	Листов

Разработал	Проверил	Нач.отдела	Н.контр.	Изм. Кол.уч. Лист	N док.	Подпись	Дата

Система охранно-пожарной сигнализации.
Система контроля доступа.

Размещение оборудования ОС

ООО "Канкад"
Санкт-Петербург



Примечание: штриховкой обозначены помещения не принадлежащие заказчику.

Экспликация помещений

№ пом.	Назначение помещения	Кат.
201	Кабинет1	
202	Кабинет2	
203	Кабинет3	
204	Кабинет4	
205	Кабинет5	
206	Кабинет6	
214	Серверная	
215	Офис	
216	Бухгалтерия	
218	Бухгалтерия	
219	Приемная	
220	Кабинет директора	
690	Склад	
691	Кладовая	
692	Склад	
698	Офис	
699	Офис	
707	Офис	
707a	Офис	
708	Серверная	
212	Офис	
200	Коридор	
701	Коридор	

- Условные обозначения:
- Контроллер доступа "Кабинет"
 - Считыватель карт доступа
 - Замок электромагнитный
 - Блок питания 12В
 - Кнопка выхода
 - Дверной доводчик

Инв. N подл.	Подпись и дата	Взамен инв. N
--------------	----------------	---------------

002-10-ОПС.С7			
Изм.	Кол.уч.	Лист	№ док.
ГИП			Подпись
Н.контр.			Дата
Нач.отдела			
Проверил			
Разработал			
Система охранно-пожарной сигнализации.			Стадия
Система контроля доступа.			Лист
Размещение оборудования СКУД			Листов
			РД 1 1
			ООО "Канкад"
			Санкт-Петербург